
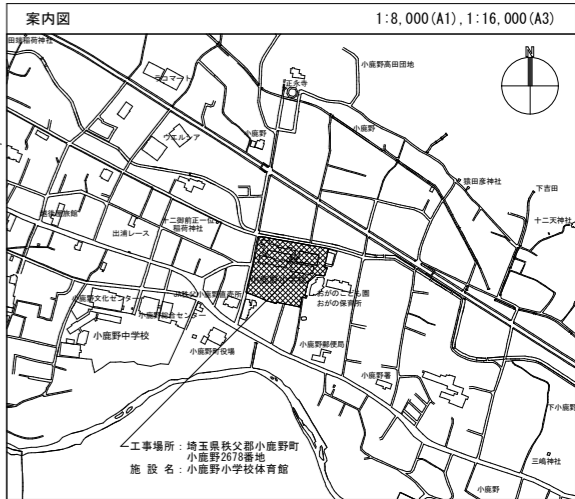


小鹿野小学校体育館空調設備 設計図

図 面 リ ス ト								
意 匠 図			電 気 設 備 図			機 械 設 備 図		
図面番号	図面名称	縮 尺	図面番号	図面名称	縮 尺	図面番号	図面名称	縮 尺
A-01	特記仕様書（改修その1）	no scale	E-01	電気設備工事特記仕様書（1）	no scale	M-01	機械設備工事特記仕様書（1）	no scale
A-02	特記仕様書（改修その2）	no scale	E-02	電気設備工事特記仕様書（2）	no scale	M-02	機械設備工事特記仕様書（2）	no scale
A-03	特記仕様書（改修その3）	no scale	E-03	屋外配線図	1/100	M-03	空気調和設備 機器表・凡例・参考図	no scale
A-04	特記仕様書（改修その4）	no scale	E-04	空調電源設備 1階平面図	1/100	M-04	空気調和設備 1階平面図	1/100
A-05	案内図・配置図	1/300	E-05	第1変電設備改修図	no scale	M-05	空気調和設備 展開参考図（1）	1/50
A-06	仮設計画図（案）	1/200	E-06	屋外配線図（撤去図）	1/100	M-06	空気調和設備 展開参考図（2）	1/50
A-07	1階平面図〔現況〕	1/100	E-07	空調電源設備 1階平面図（撤去図）	1/100	M-07	二次側配線設備 計装図	no scale
A-08	1階平面図（仮設計画図）【改修後】	1/100				M-08	二次側配線設備 1階平面図	1/100
A-09	2階平面図〔現況〕	1/100				M-09	空気調和設備 防球ガード参考図	no scale
A-10	矩計図〔現況〕⇒【改修後】	1/50				M-10	暖房設備 機器表・凡例 1階配線平面図（撤去）	1/100
A-11	アリーナ展開図〔現況〕	1/50				M-11	暖房設備 1階平面図（撤去）	1/100
A-12	アリーナ展開図【改修後】	1/50				M-12	暖房設備 展開参考図（撤去）（1）	1/50
A-13	1階天井伏図〔現況〕⇒【改修後】	1/100				M-13	暖房設備 展開参考図（撤去）（2）	1/50
A-14	空調屋外機基礎・フェンス詳細図	1/20						

[illegible]


[illegible]

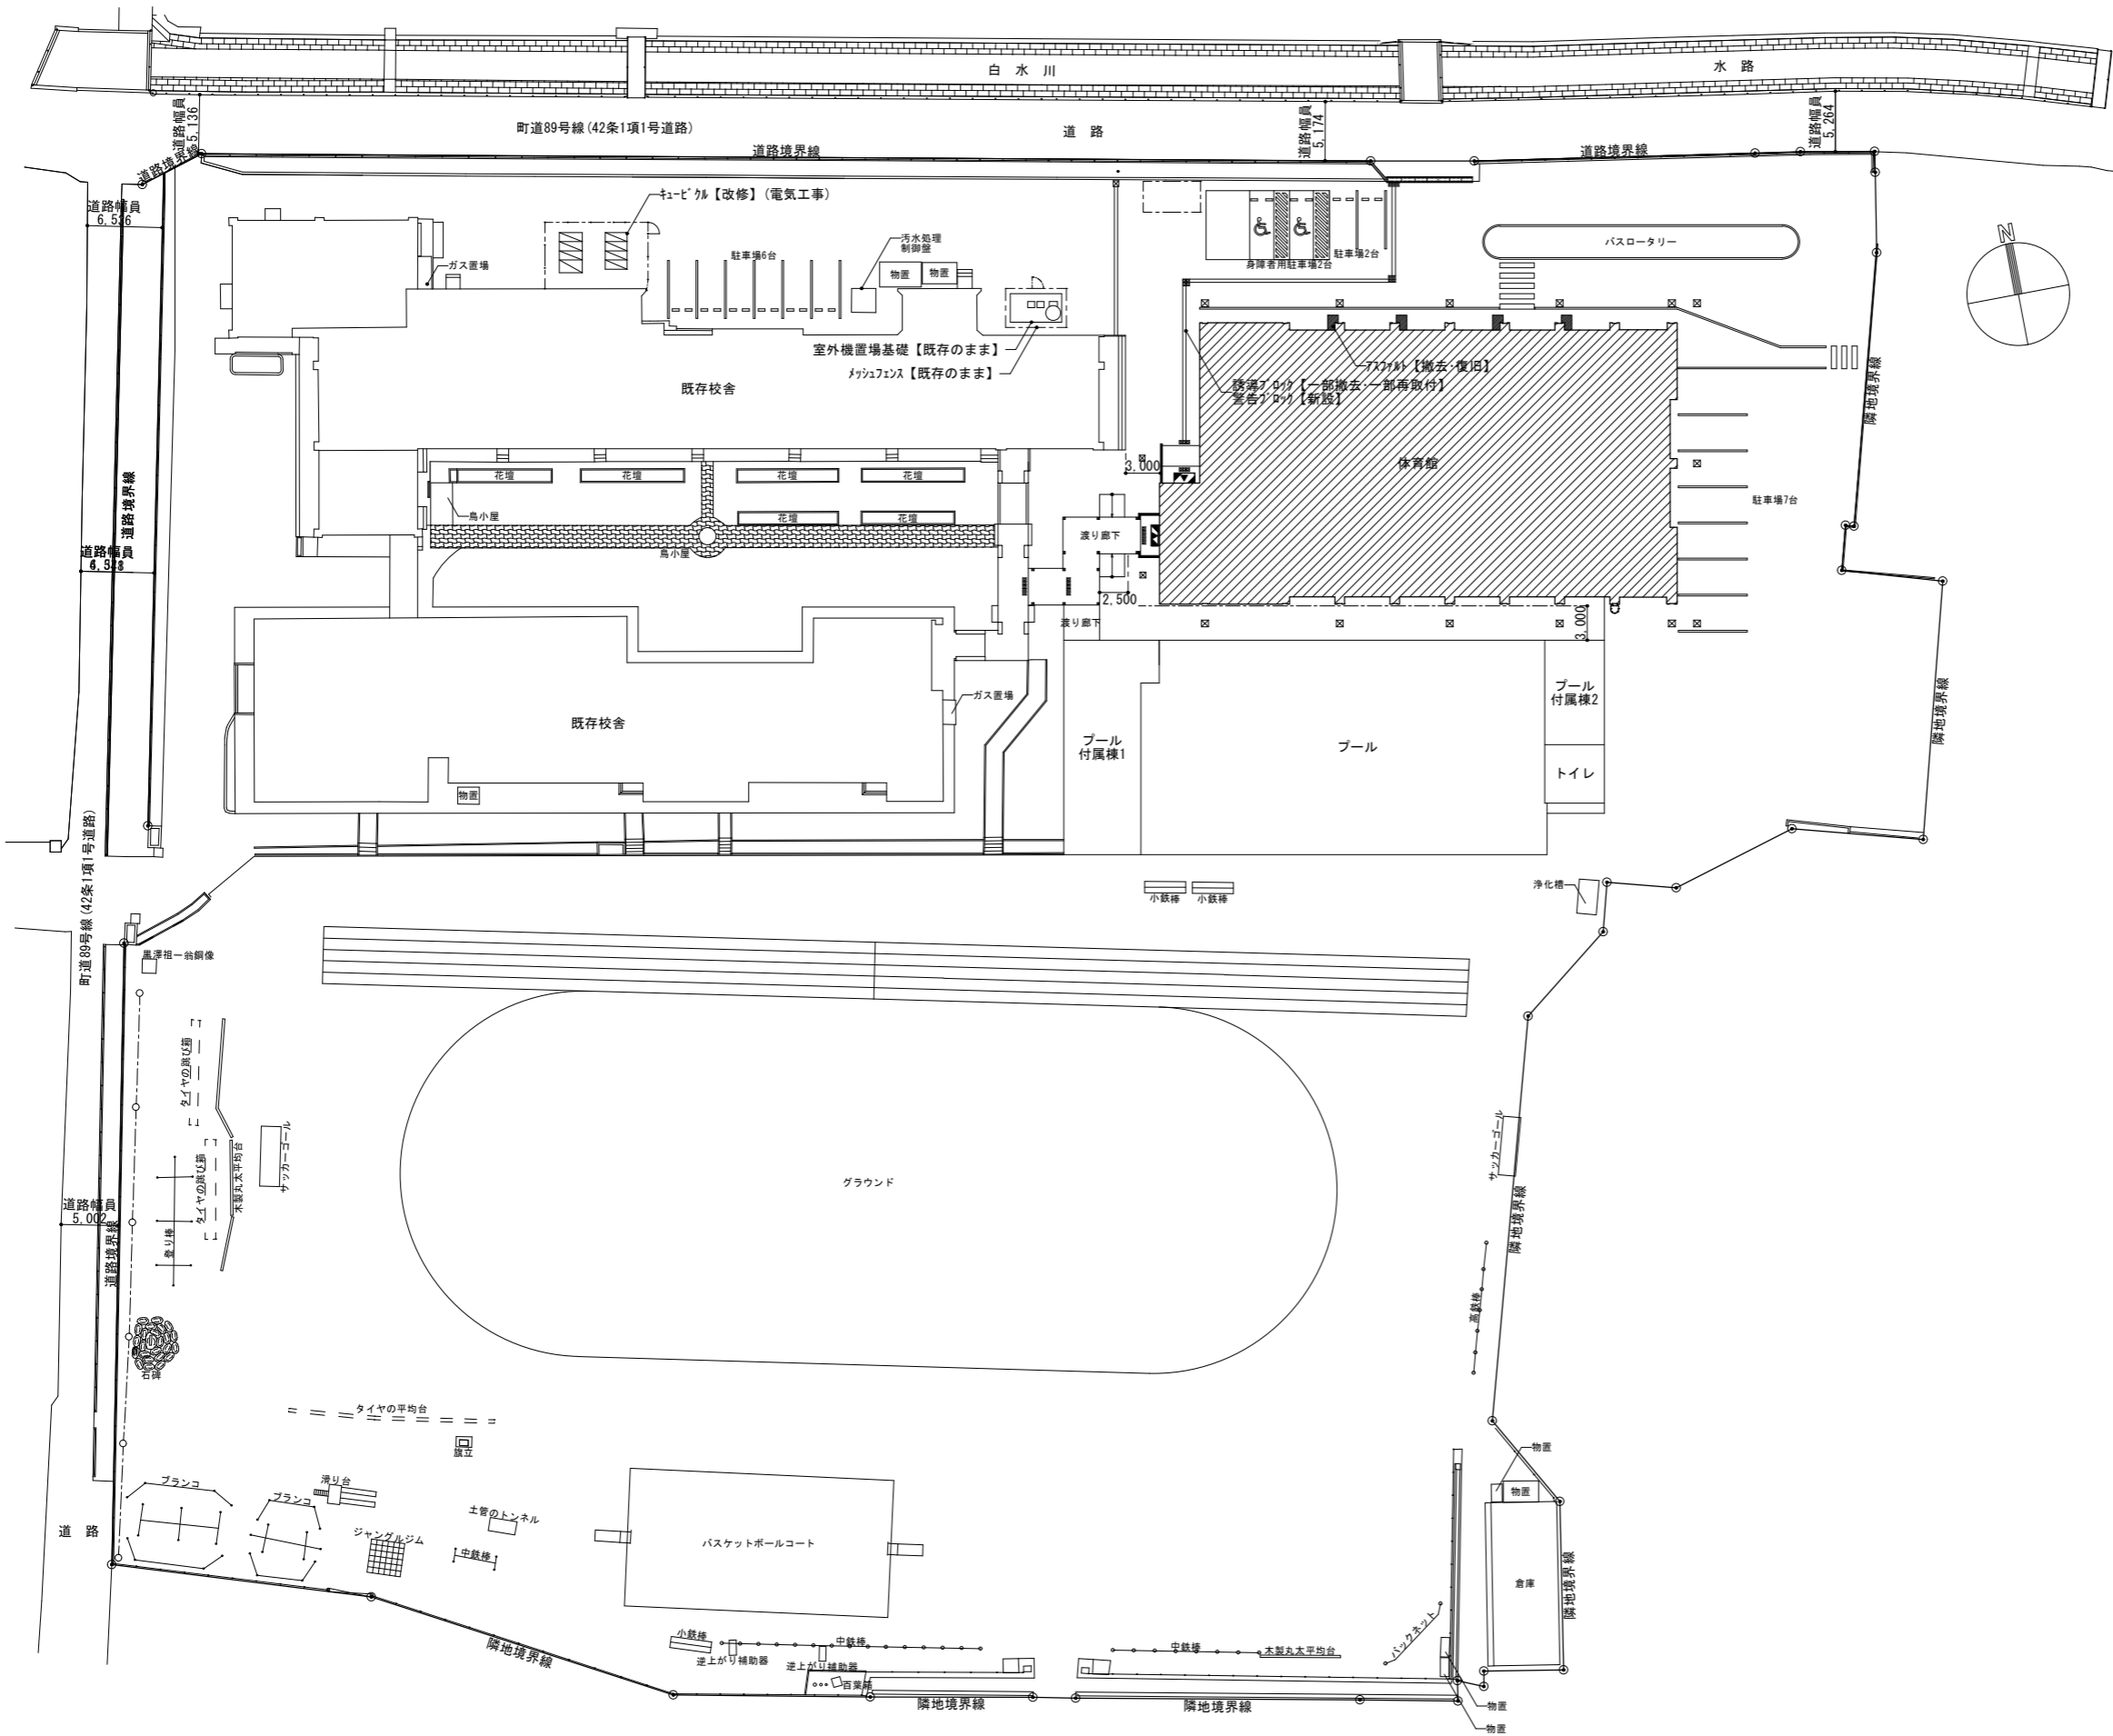

配置図 S=1/300

凡例
[Hatched Box] 工事対象建物を示す
[White Box] 既設建物を示す


備考						[株]新日本設計				所 長				設計本部 設計担当				設計年度				工事名称				図面番号			
						一級建築士事務所登録(8)第1861号 一級建築士登録第171953号 松崎峰夫 埼玉県鶴ヶ島市御折町3丁目28番13号 TEL 049(285)1411 (代)				松崎				藤村				令和7年度				小倉野小中学校体育館空調設備工事				A-05			
																						図面名称				縮尺			
																						案内図・配置図				S=1/300 (A1) S=1/600 (A3)			


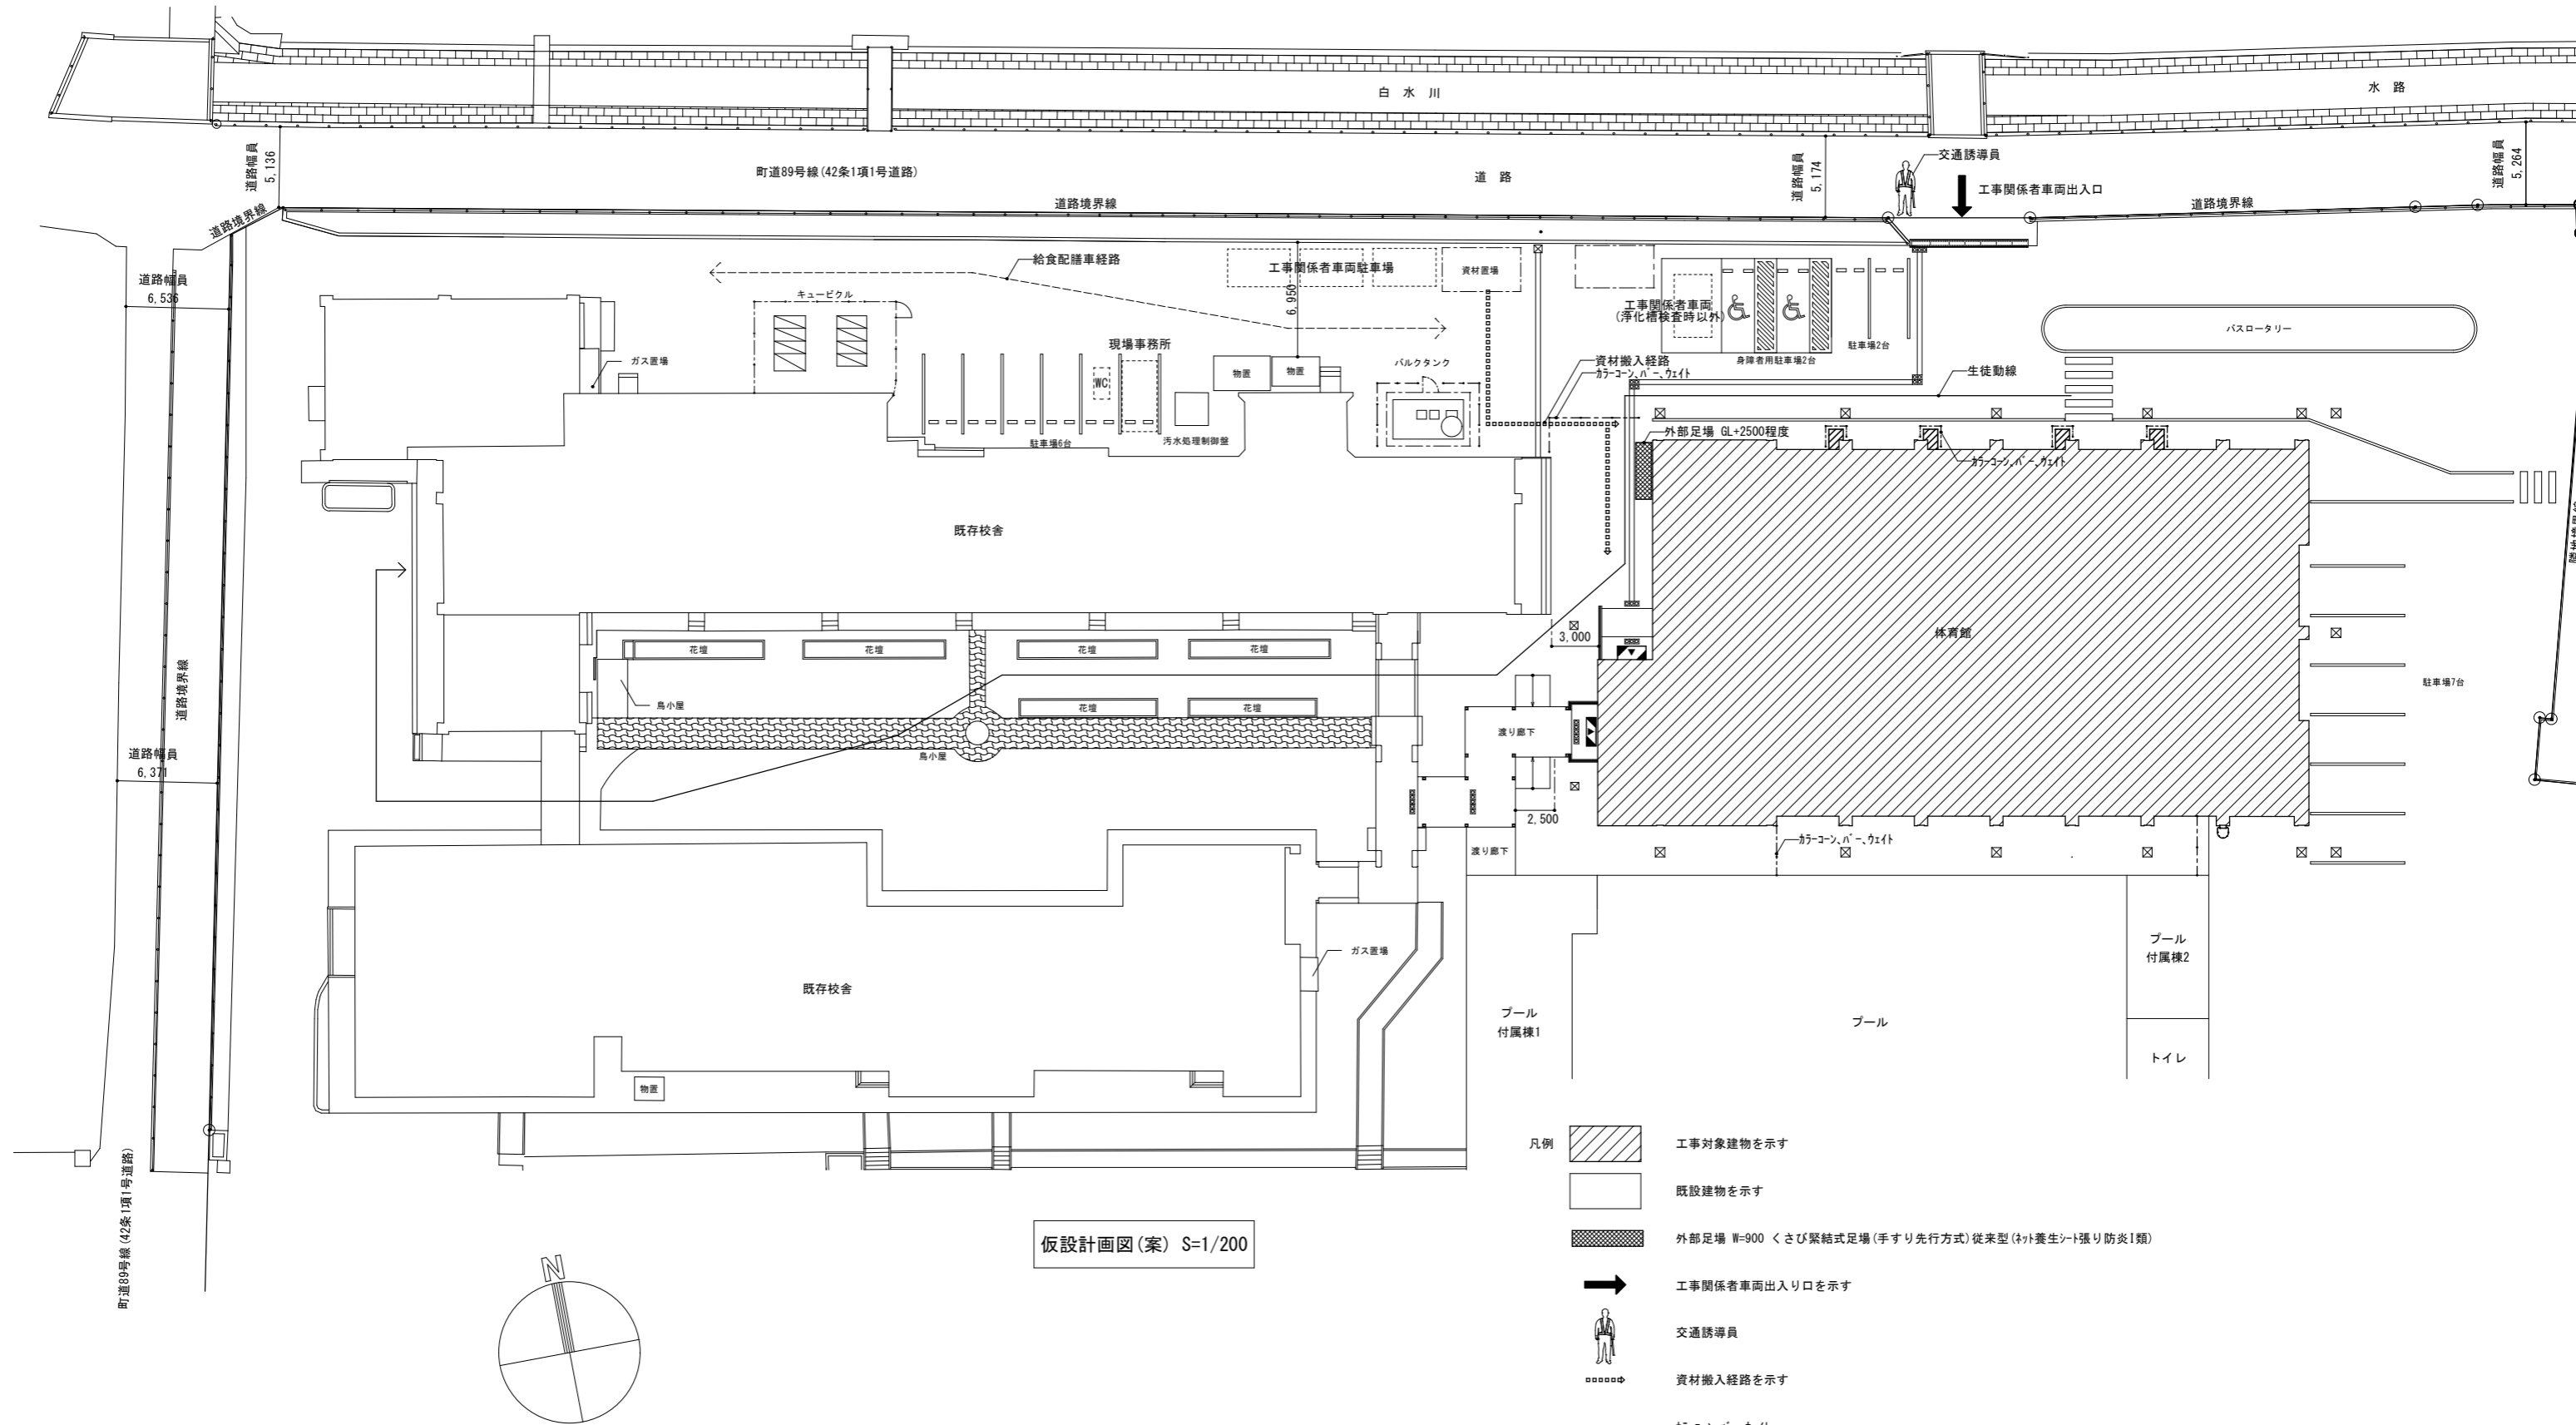


仮設計画図(案) S=1/200


- 凡例
- 工事対象建物を示す
 - 既存建物を示す
 - 外部足場 W=900 くさび緊結式足場(手すり先行方式)従来型(ネット養生シート張り防災1類)
 - 工事関係者車両出入り口を示す
 - 交通誘導員
 - 資材搬入経路を示す
 - ガラコン、バレー、ウェイト
 - 生徒用経路・給食配膳車経路


※資材の搬入等、工事車両の進入時には状況に応じ適宜ガードマンを配置する
※仮設計画は建物管理者、監督員と協議の上、施工を行う
※仮設範囲内及び搬入路で、工事で損傷した部分はすべて復旧を行う
※生徒の登下校時間と、工事車両の移動・資材搬出入時間、工事作業が重ならないよう調整すること
※ガラコンは工事作業時に適宜設置する
※敷地内は全面禁煙


【小鹿野小学校体育館】																	
備 考		課長	副課長		主幹	主査	担当		〔株〕新 日 本 設 計 一級建築士事務所登録（８）第１８６１号 一級建築士登録第１７１９５３号 松崎 峰夫 埼玉県鶴ヶ島市折戸町３丁目28番13号 TEL 049(285)1411（代）	所 長	設計本部長	設計 担当	設計 年度	工事名称 小鹿野小中学校体育館空調設備工事			図面番号 A-06
															図面名称 仮設計画図(案)		
															縮尺	S=1/200 (A1) S=1/400 (A3)	

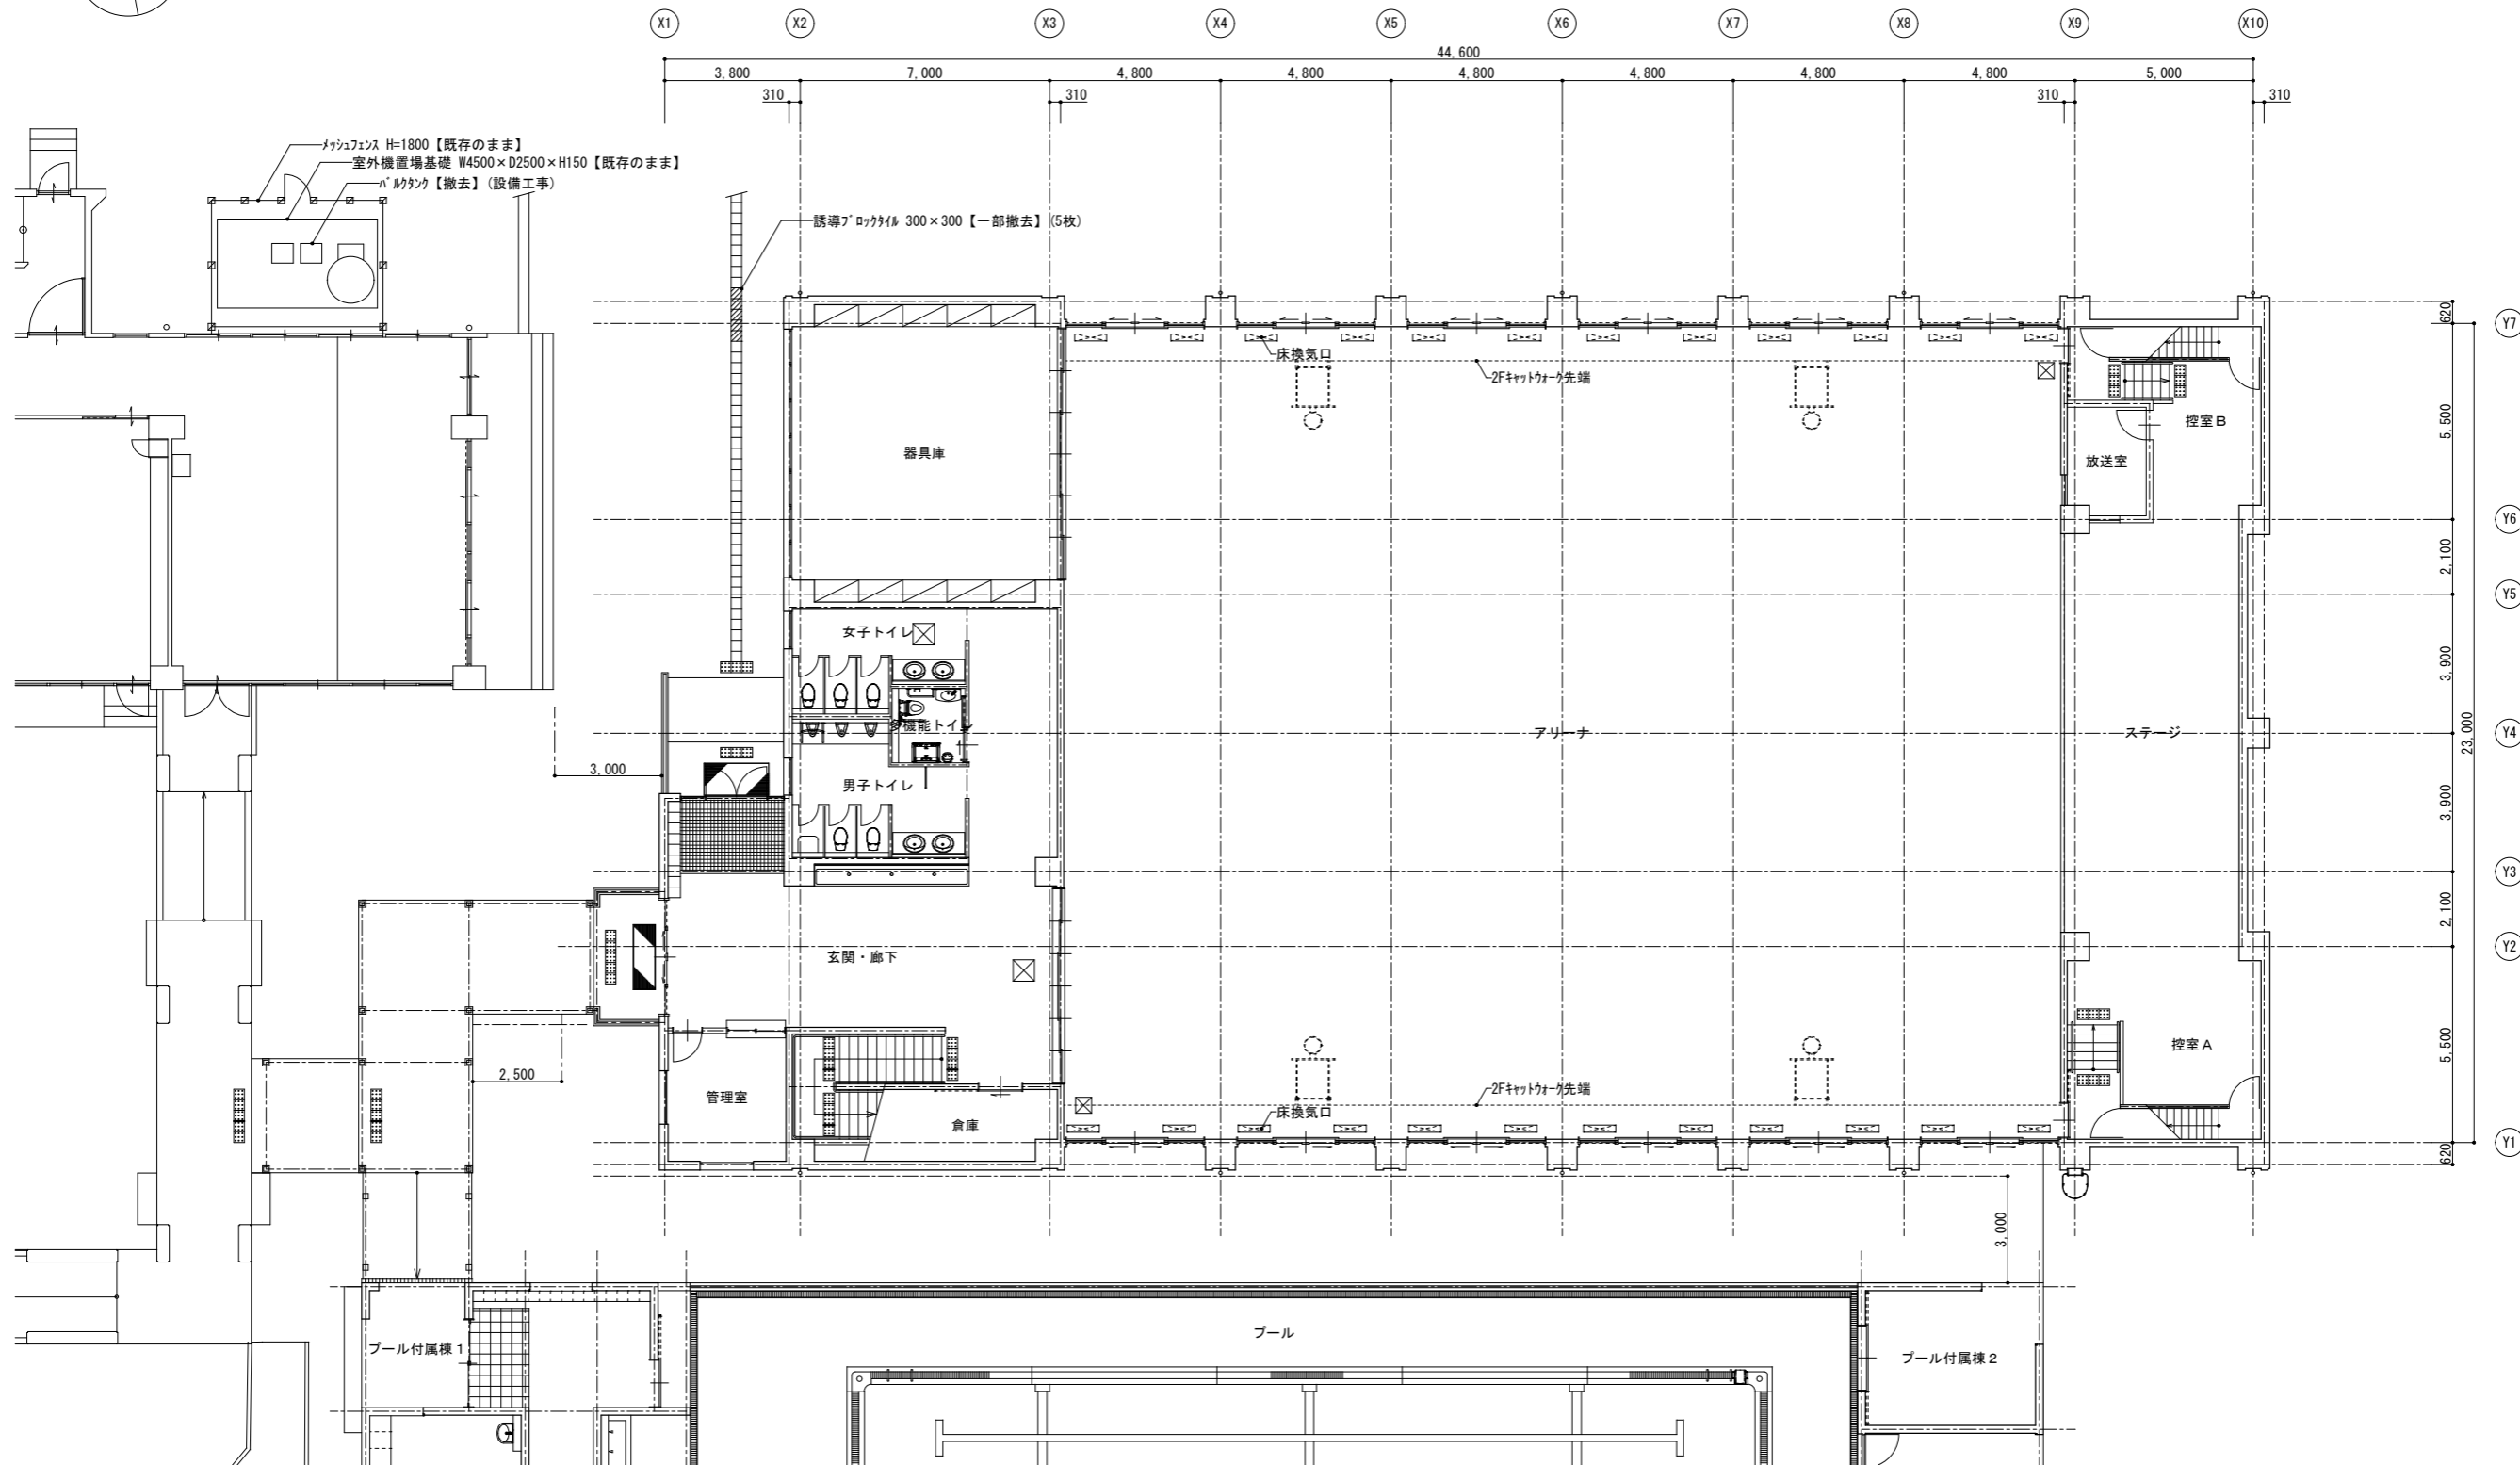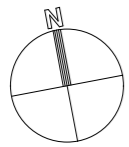


1階平面図 [現況] S=1/100



備 考										課長	副課長		主幹	主査	担当		〔株〕新 日 本 設 計	所 長	設計本部長	設計担当	設計年度	工事名称	図面番号		
																一級建築士事務所登録（8）第1861号 一級建築士登録第171953号 松崎 峰夫 埼玉県鶴ヶ島市御折町3丁目28番13号 TEL 049(285)1411（代）	松崎	藤村	小亀	令和7年度	小鹿野小中学校体育館空調設備工事	A-07			
																						1階平面図〔現況〕	縮尺	S=1/100 (A1) S=1/200 (A3)	

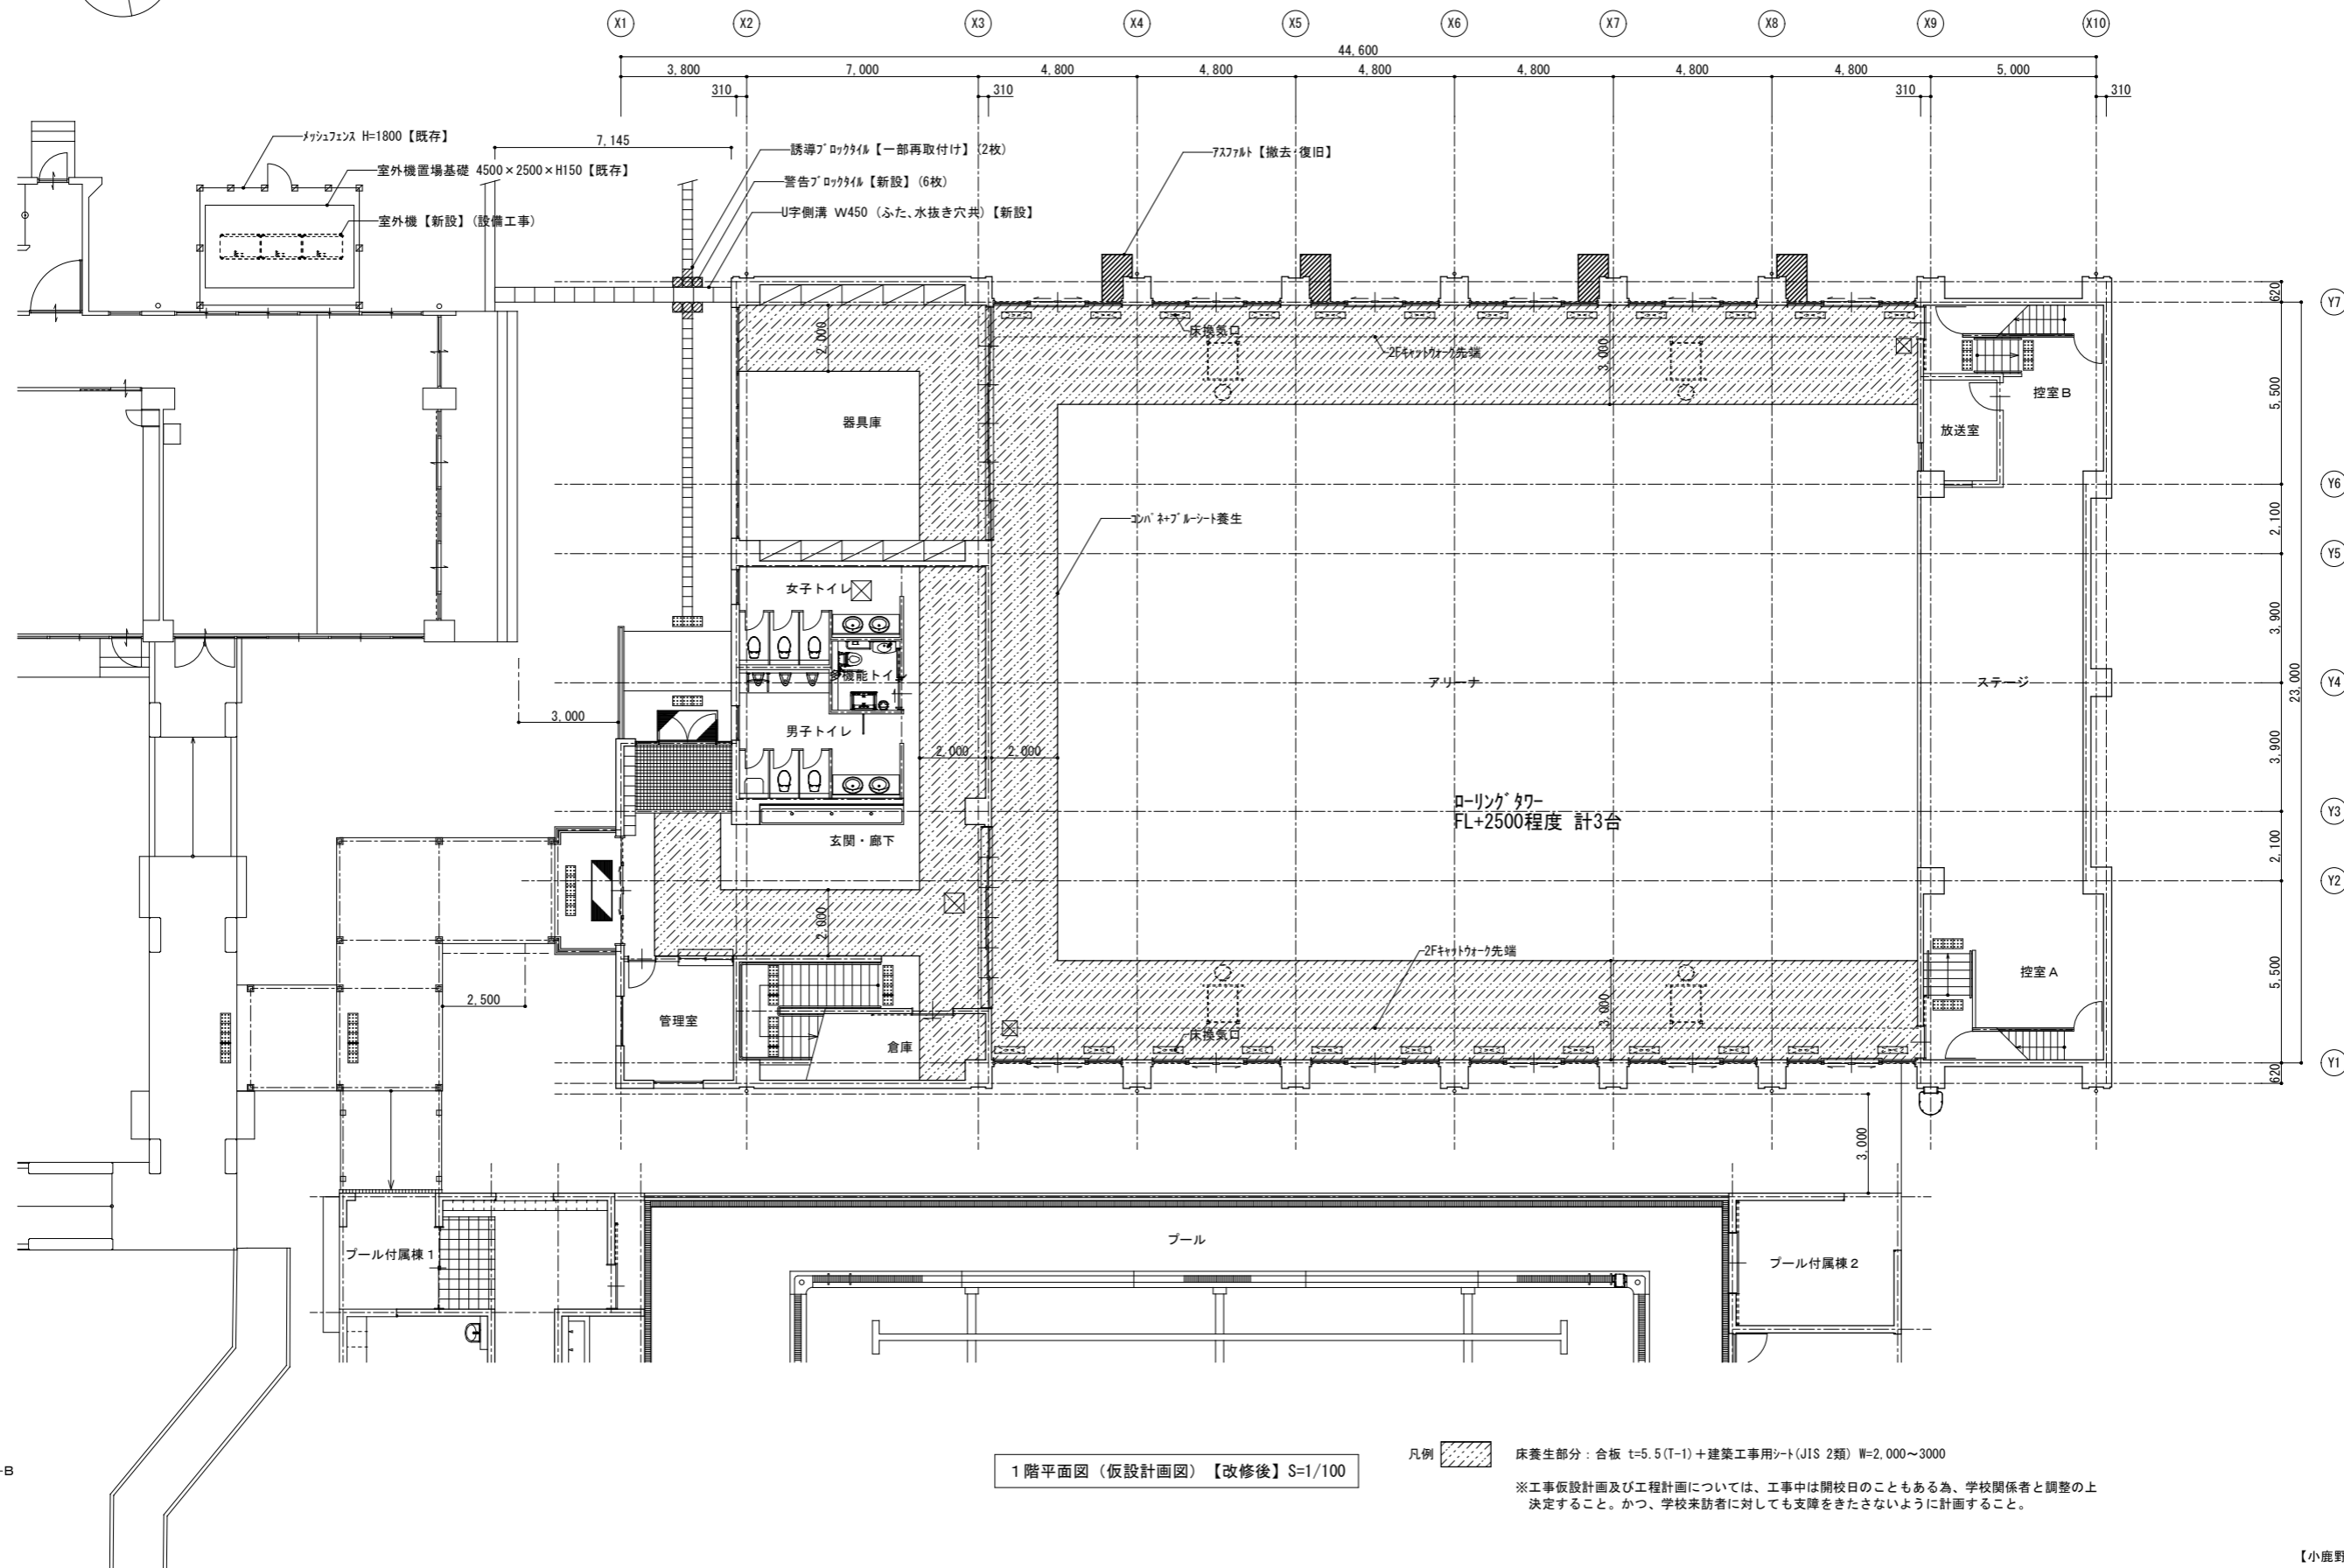


凡例  床養生部分：合板 t=5.5(T-1)+建築工事用シート(JIS 2類) W=2,000~3000


【小鹿野小学校体育館】



備 考		課長	副課長		主幹	主査	担当		〔株〕新 日 本 設 計 一級建築士事務所登録（８）第１８６１号 一級建築士登録第１７１９５３号 松崎 峰夫 埼玉県鶴ヶ島市脚折町３丁目28番13号 TEL 049(285)1411（代）	所 長	設計本部長	設 計 担 当	設 計 年 度	工事名称	図面番号	
											（松崎）	（藤村）	（小亀）	令和 7 年度		小庭野小中学校校体育館空調設備工事
														図面名称		
														1階平面図（仮設計面図）【改修後】	縮尺	S=1/100 (A1) S=1/200 (A3)

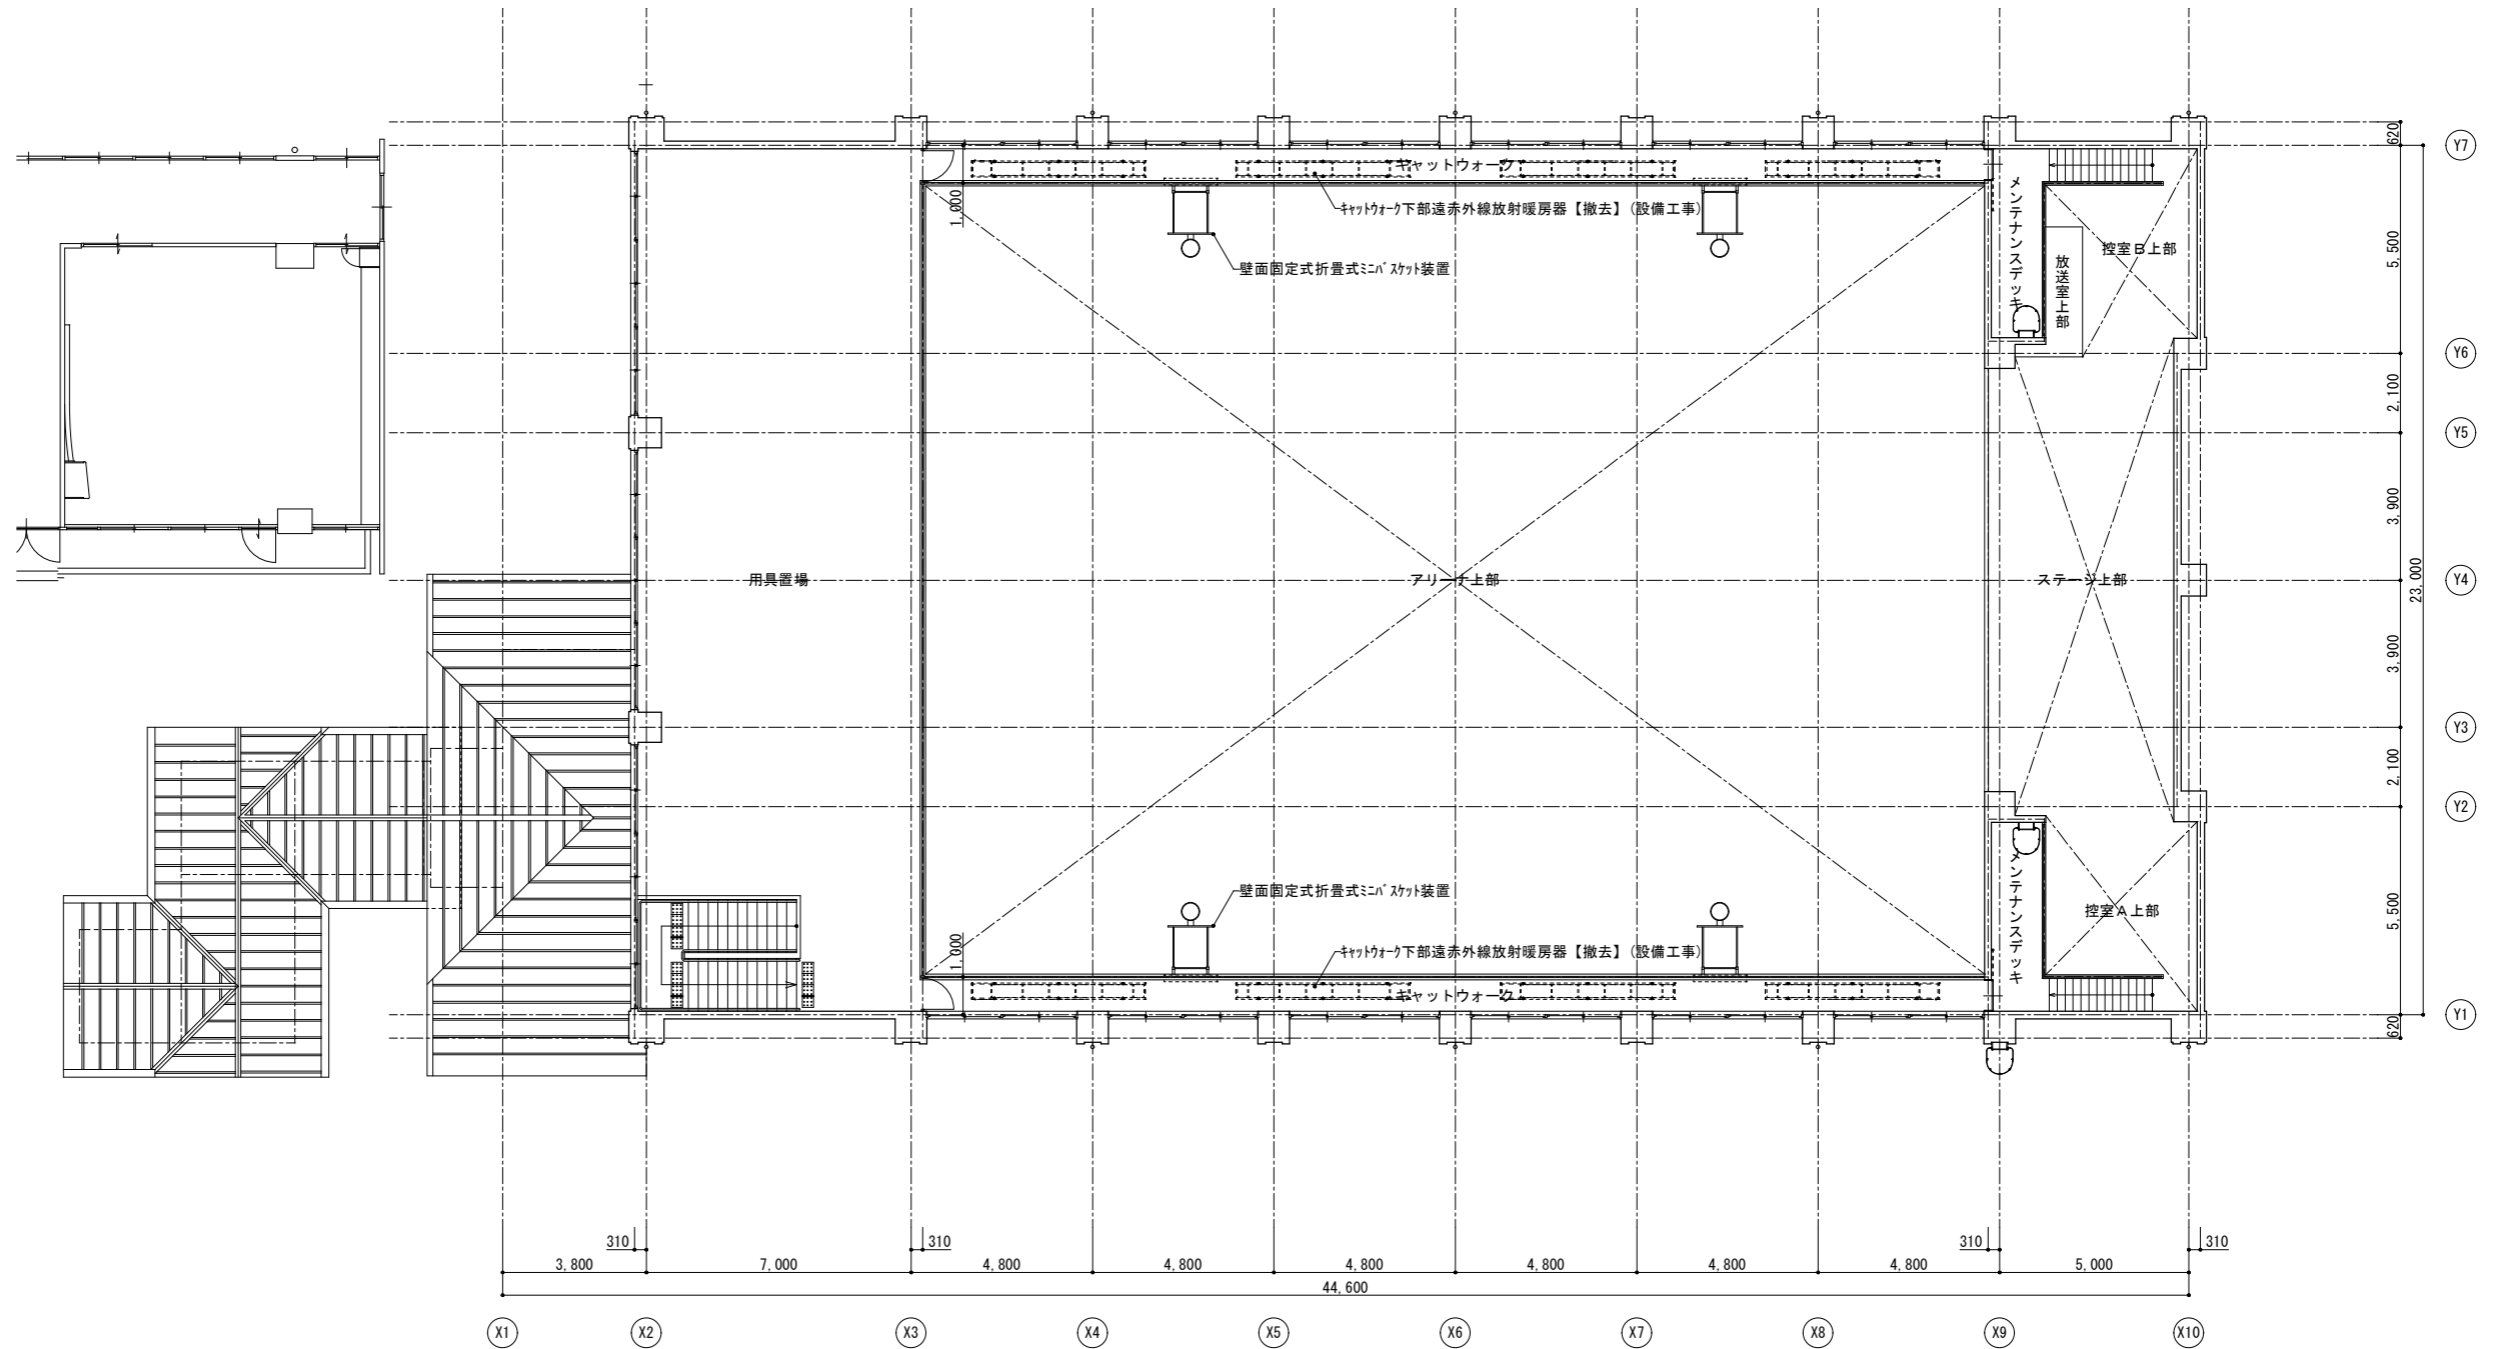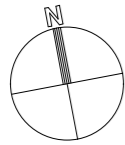

2階平面図 [現況] S=1/100


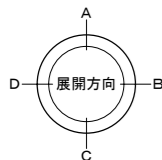


【小鹿野小学校体育館】																	
備 考		課長	副課長		主幹	主査	担当		〔株〕新 日 本 設 計 一級建築士事務所登録（８）第１８６１号 一級建築士登録第１７１９５３号 松崎 峰夫 埼玉県鶴ヶ島市御折町３丁目28番13号 TEL 049 (285) 1411（代）	所 長	設計本部長	設計担当	設計年度	工事名称 小鹿野小中学校体育館空調設備工事			図面番号 A-09
															図面名称 2階平面図〔現況〕		
																縮尺 S=1/100 (A1) S=1/200 (A3)	

 
 


対象工事を示す


A - 10

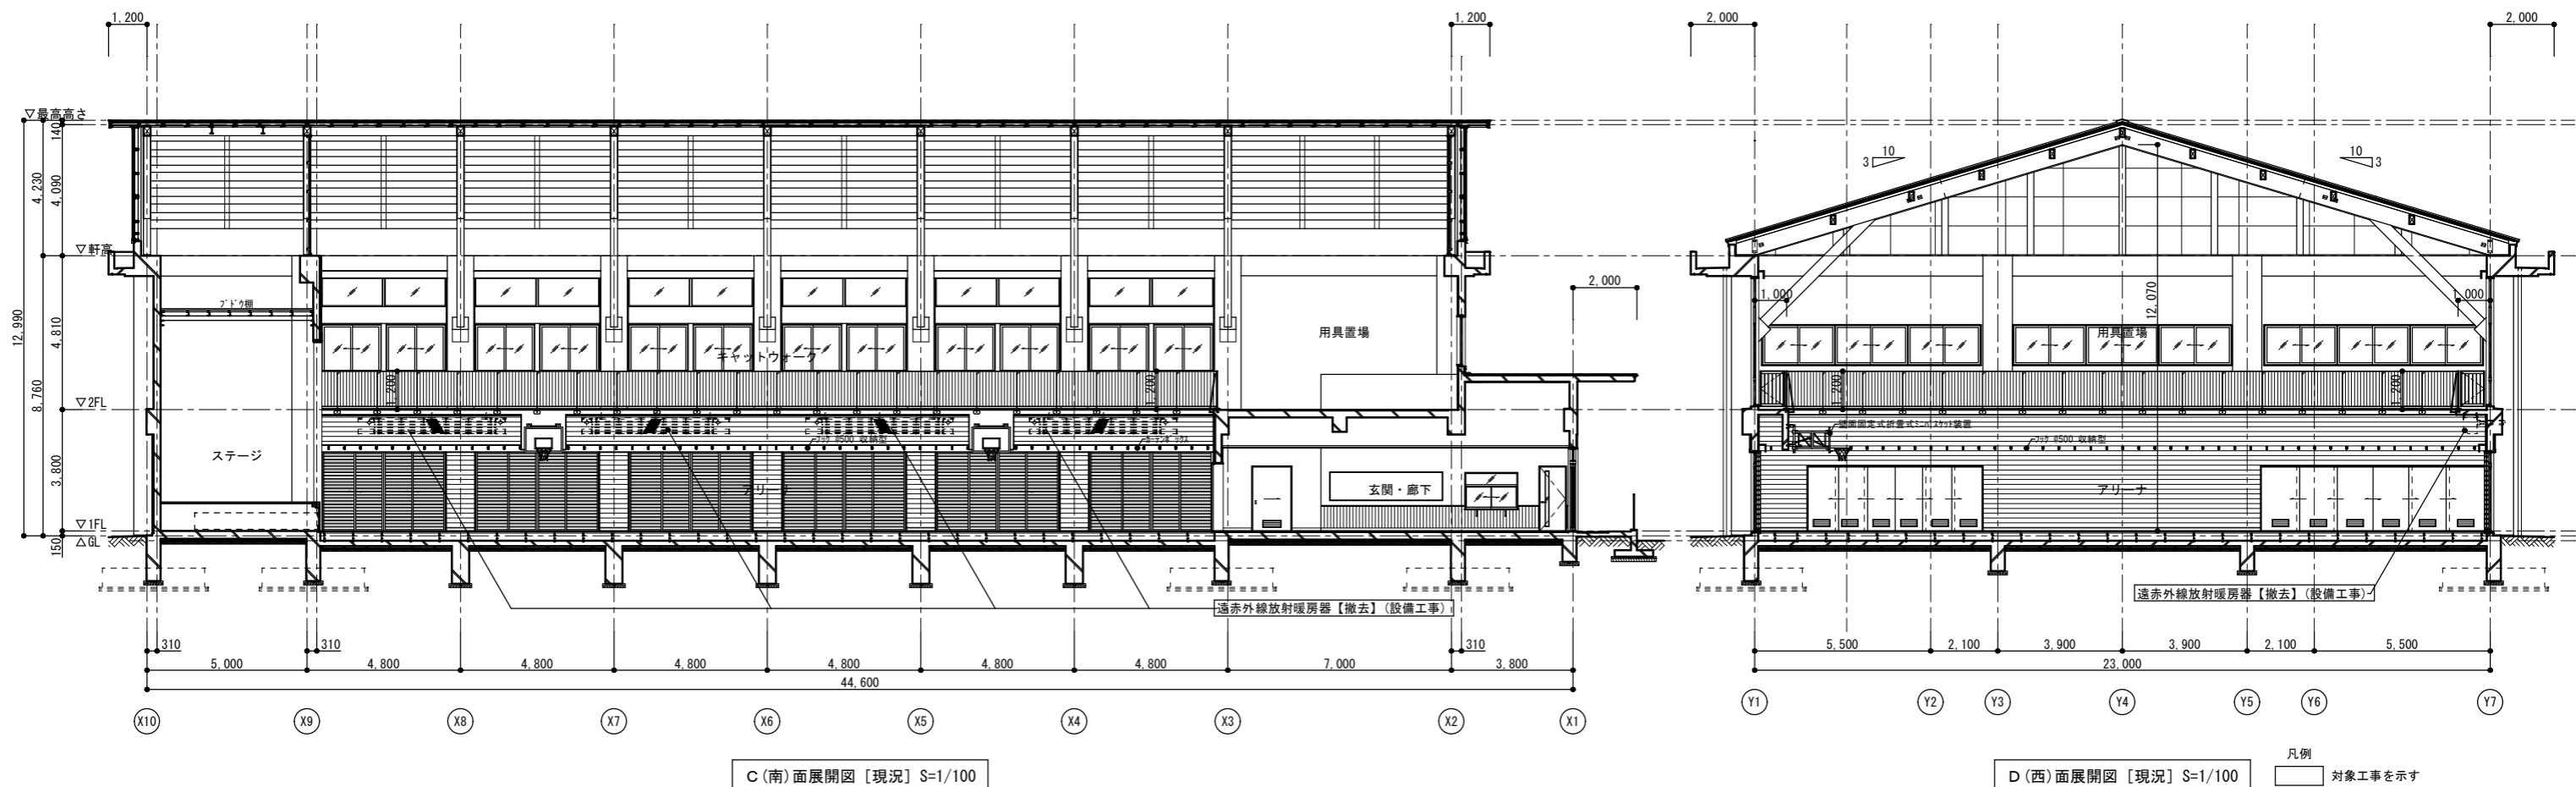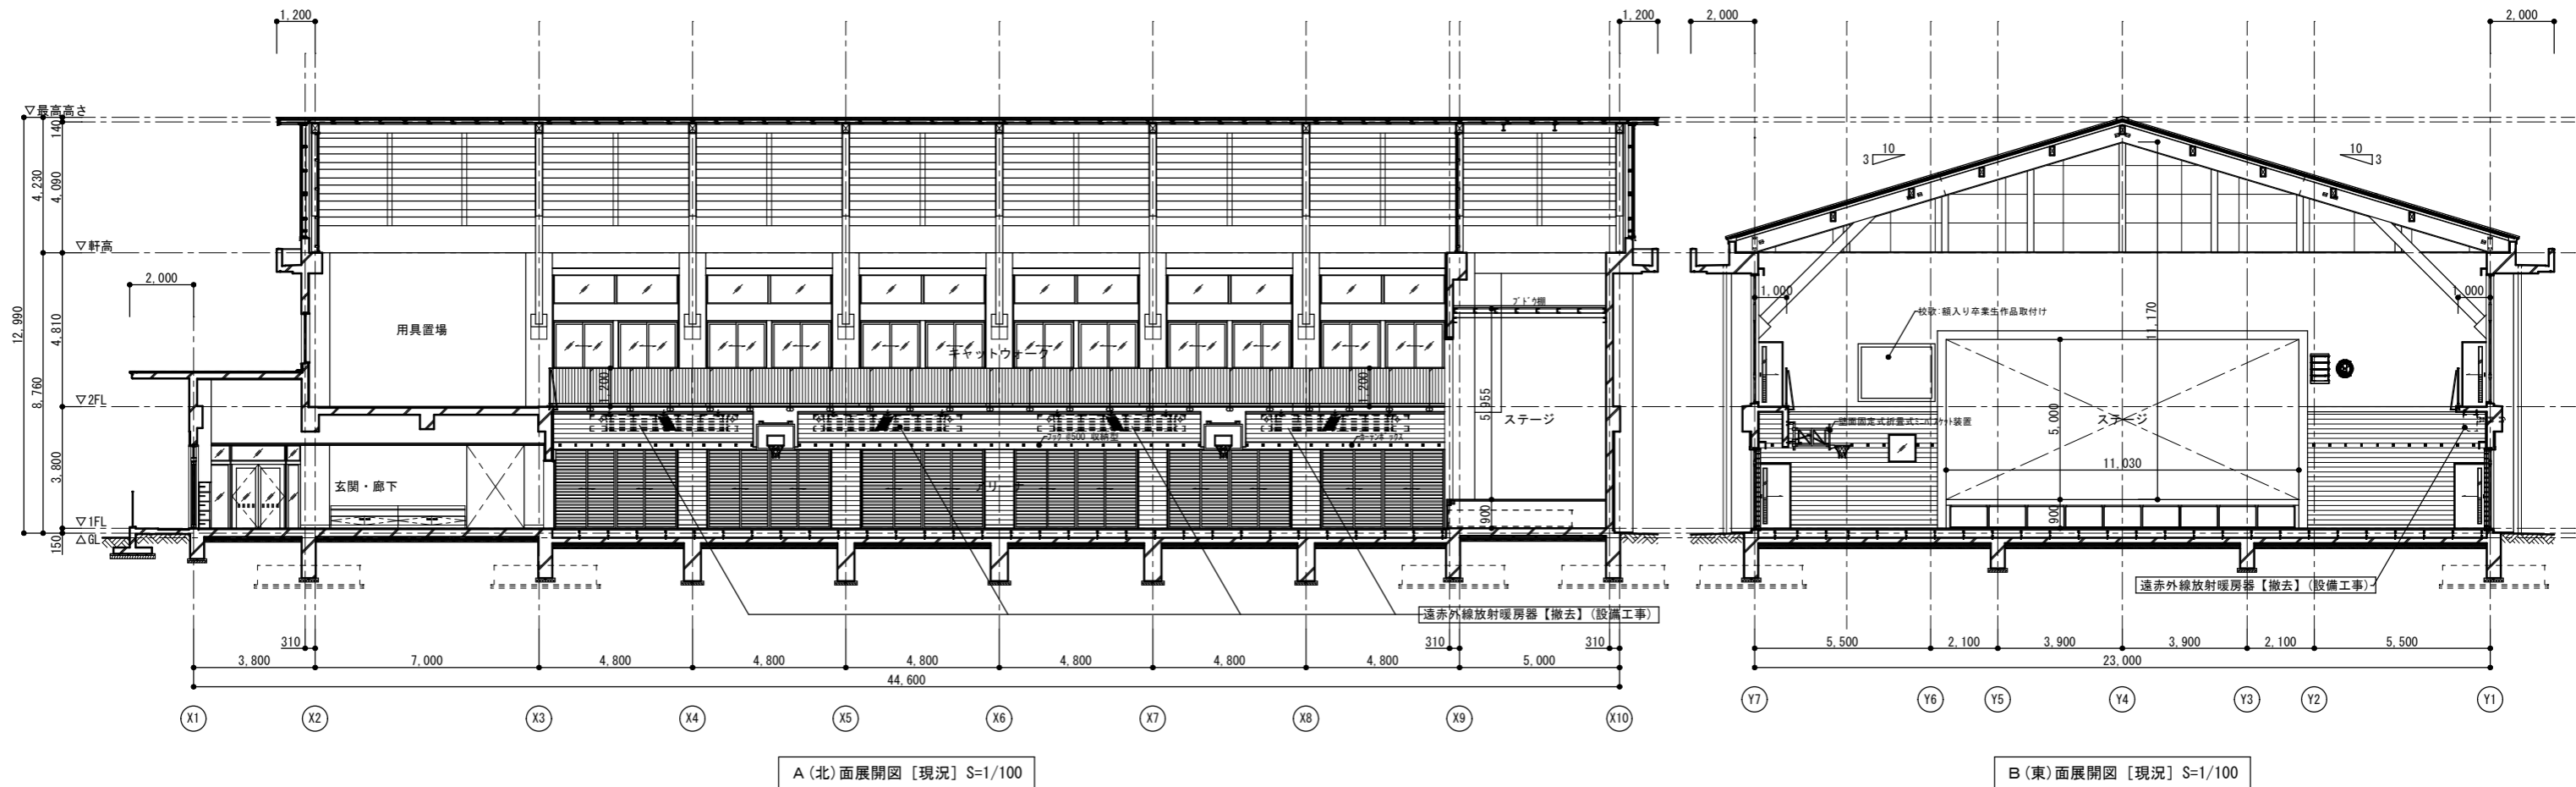



備 考						〔株〕新 日 本 設 計				所 長	設計本部長	設計 担当	設計 年度	工事名称	図面番号
						一級建築士事務所登録(8)第1861号 一級建築士登録第171953号 松崎峰夫 埼玉県鶴ヶ島市脚折町3丁目28番13号 TEL 049(285)1411 (代)				松崎	藤村	小亀	令和7年度	小鹿野小中学校体育館空調設備工事	A-11
														図面名称	
														アリーナ展開図 [現況]	
														縮尺	
														S=1/100 (A1) S=1/200 (A3)	

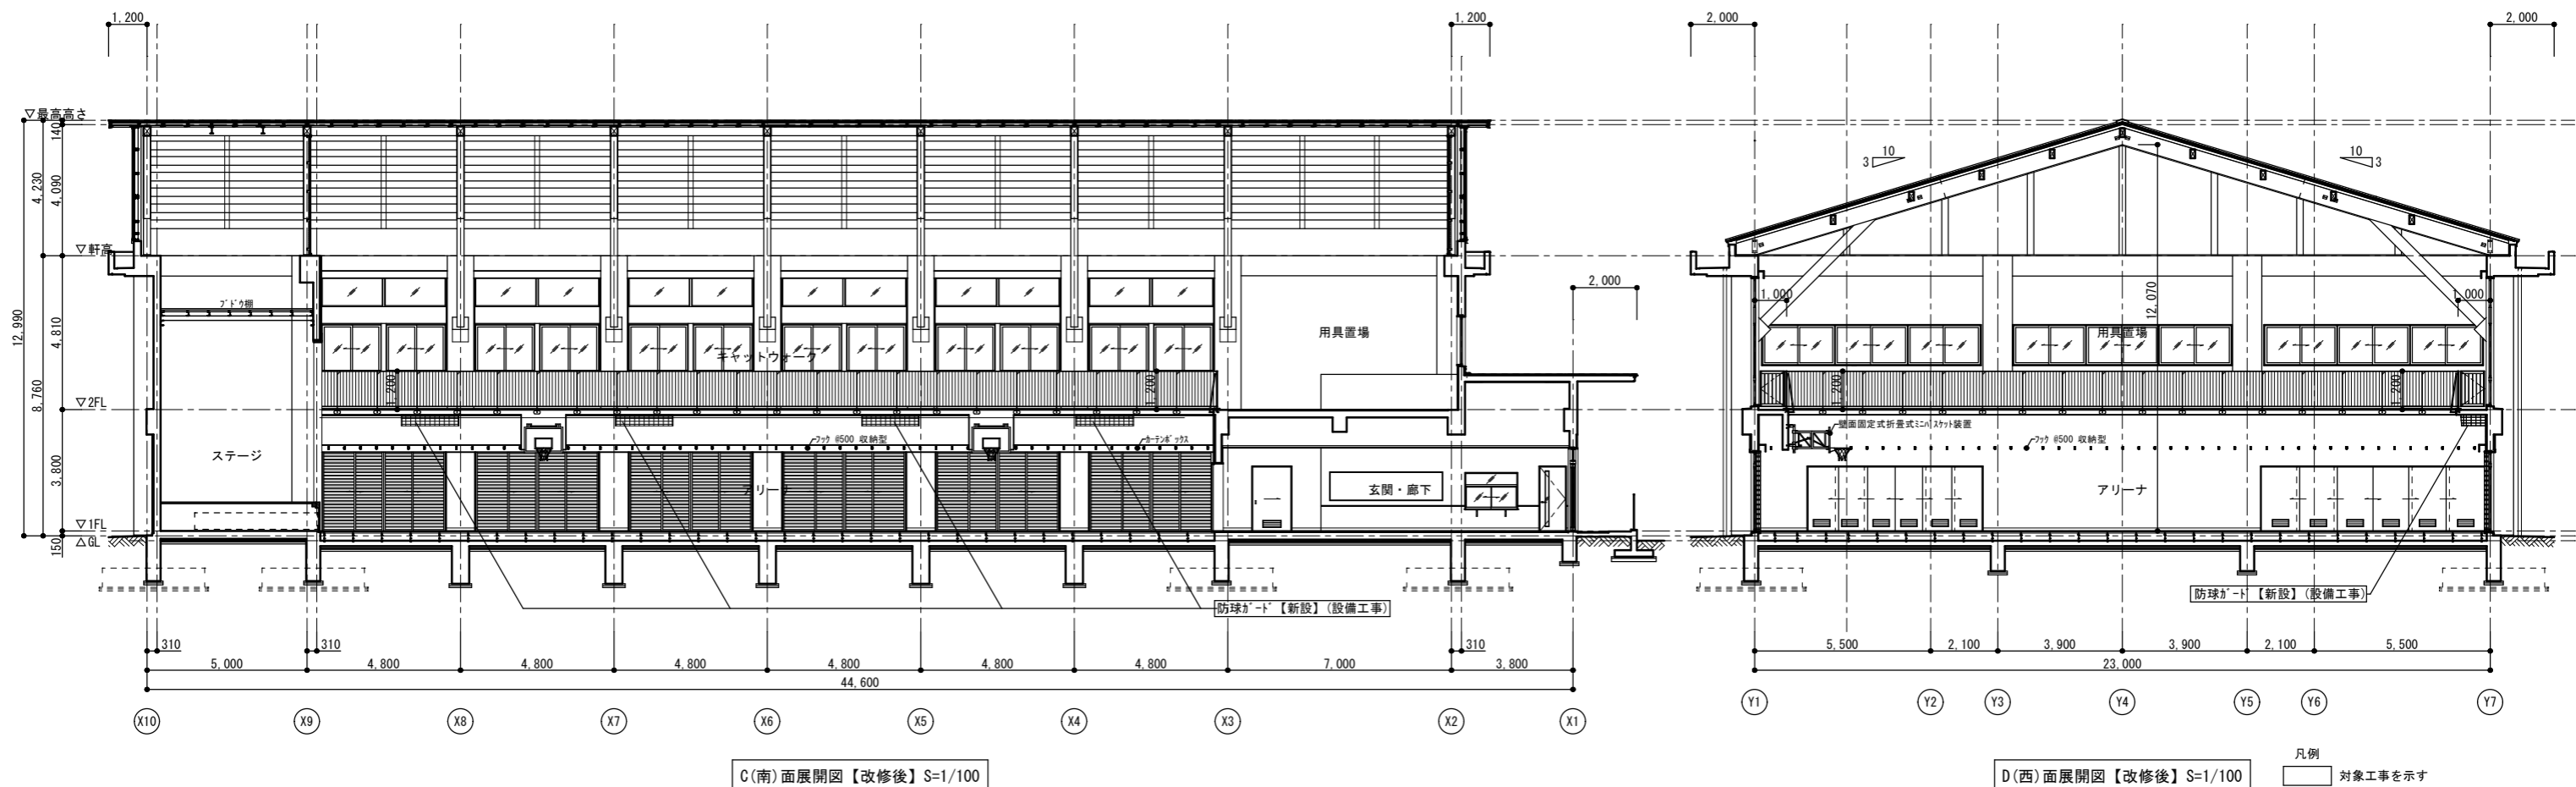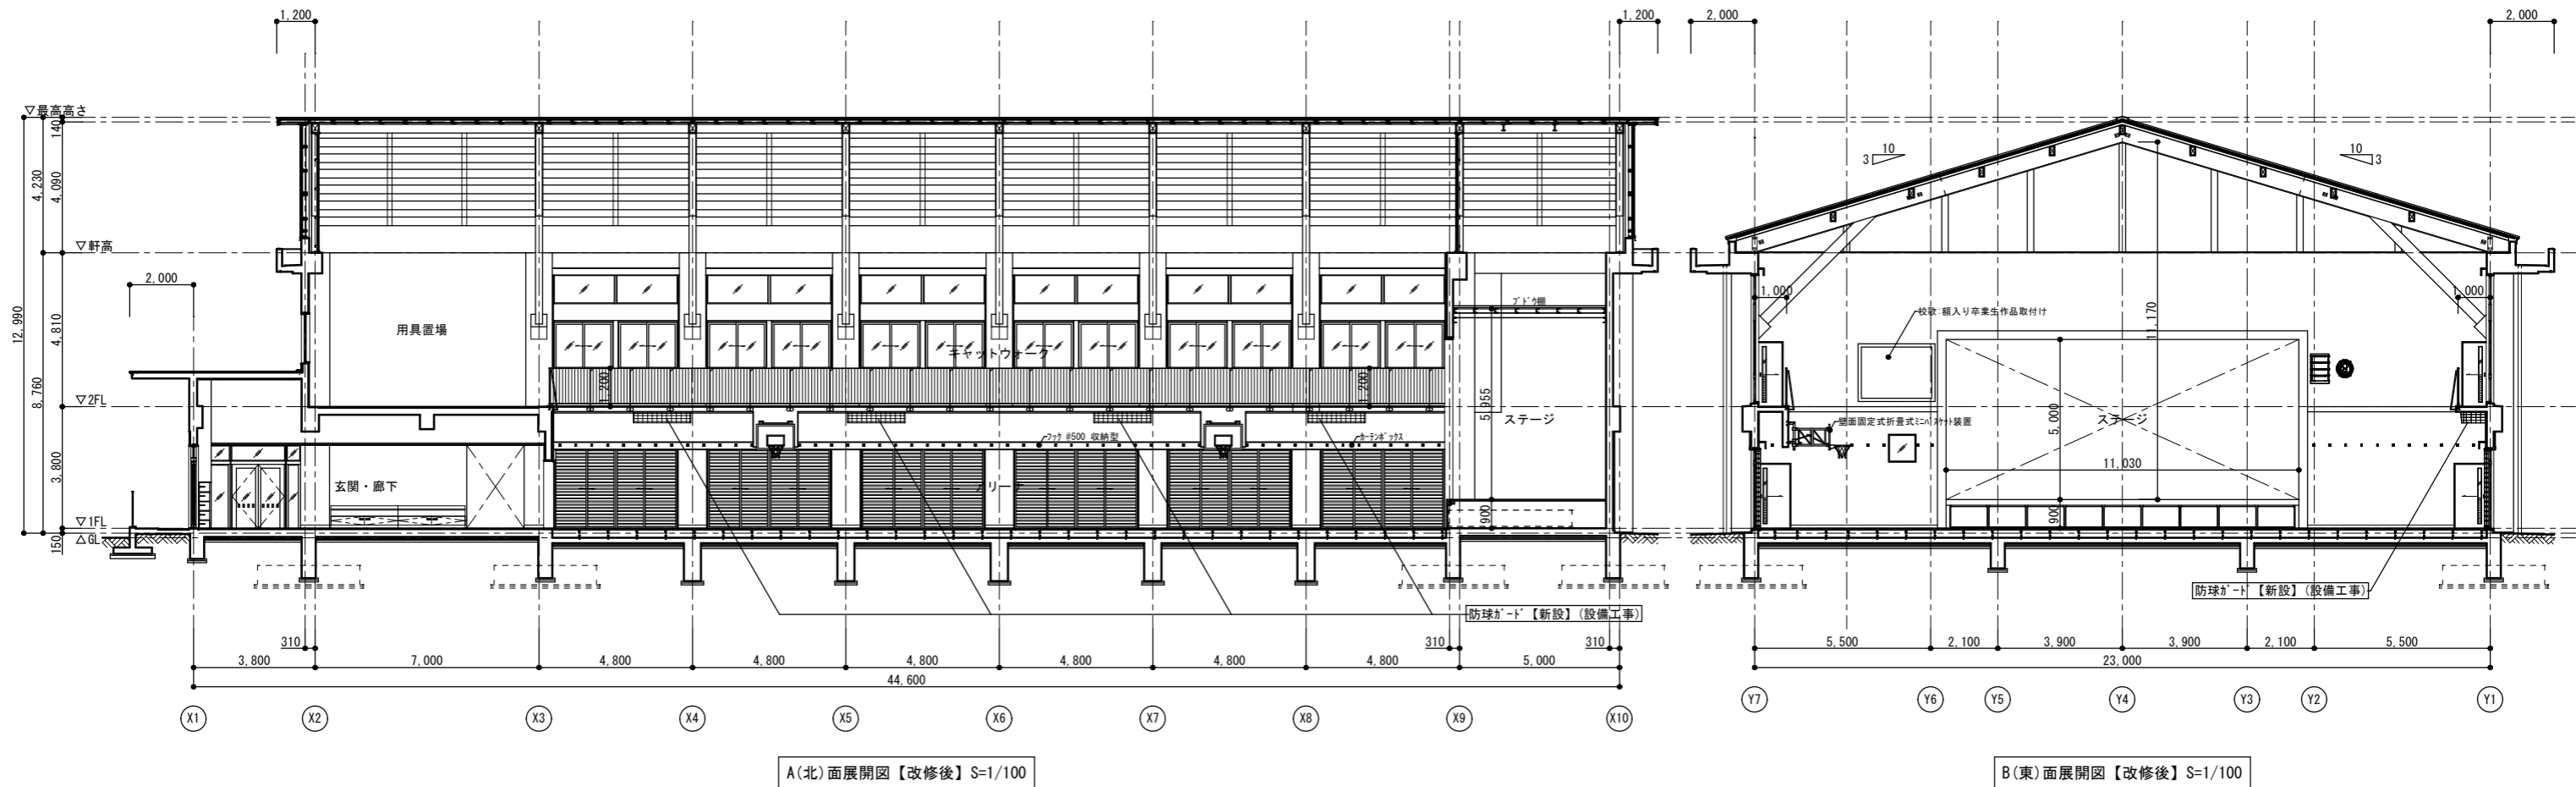

凡例
対象工事を示す




備 考		課長	副課長		主幹	主査	担当		〔株〕新日本設計 一級建築士事務所登録(8)第1861号 一級建築士登録第171953号 松崎峰夫 埼玉県鶴ヶ島市脚折町3丁目28番13号 TEL 049(285)1411 (代)	所 長	設計本部長	設計担当	設計年度	工事名称	図面番号 A-12
										松崎	藤村	小亀	令和7年度	小鹿野小中学校体育館空調設備工事	
														図面名称	
														アリーナ展開図【改修後】	

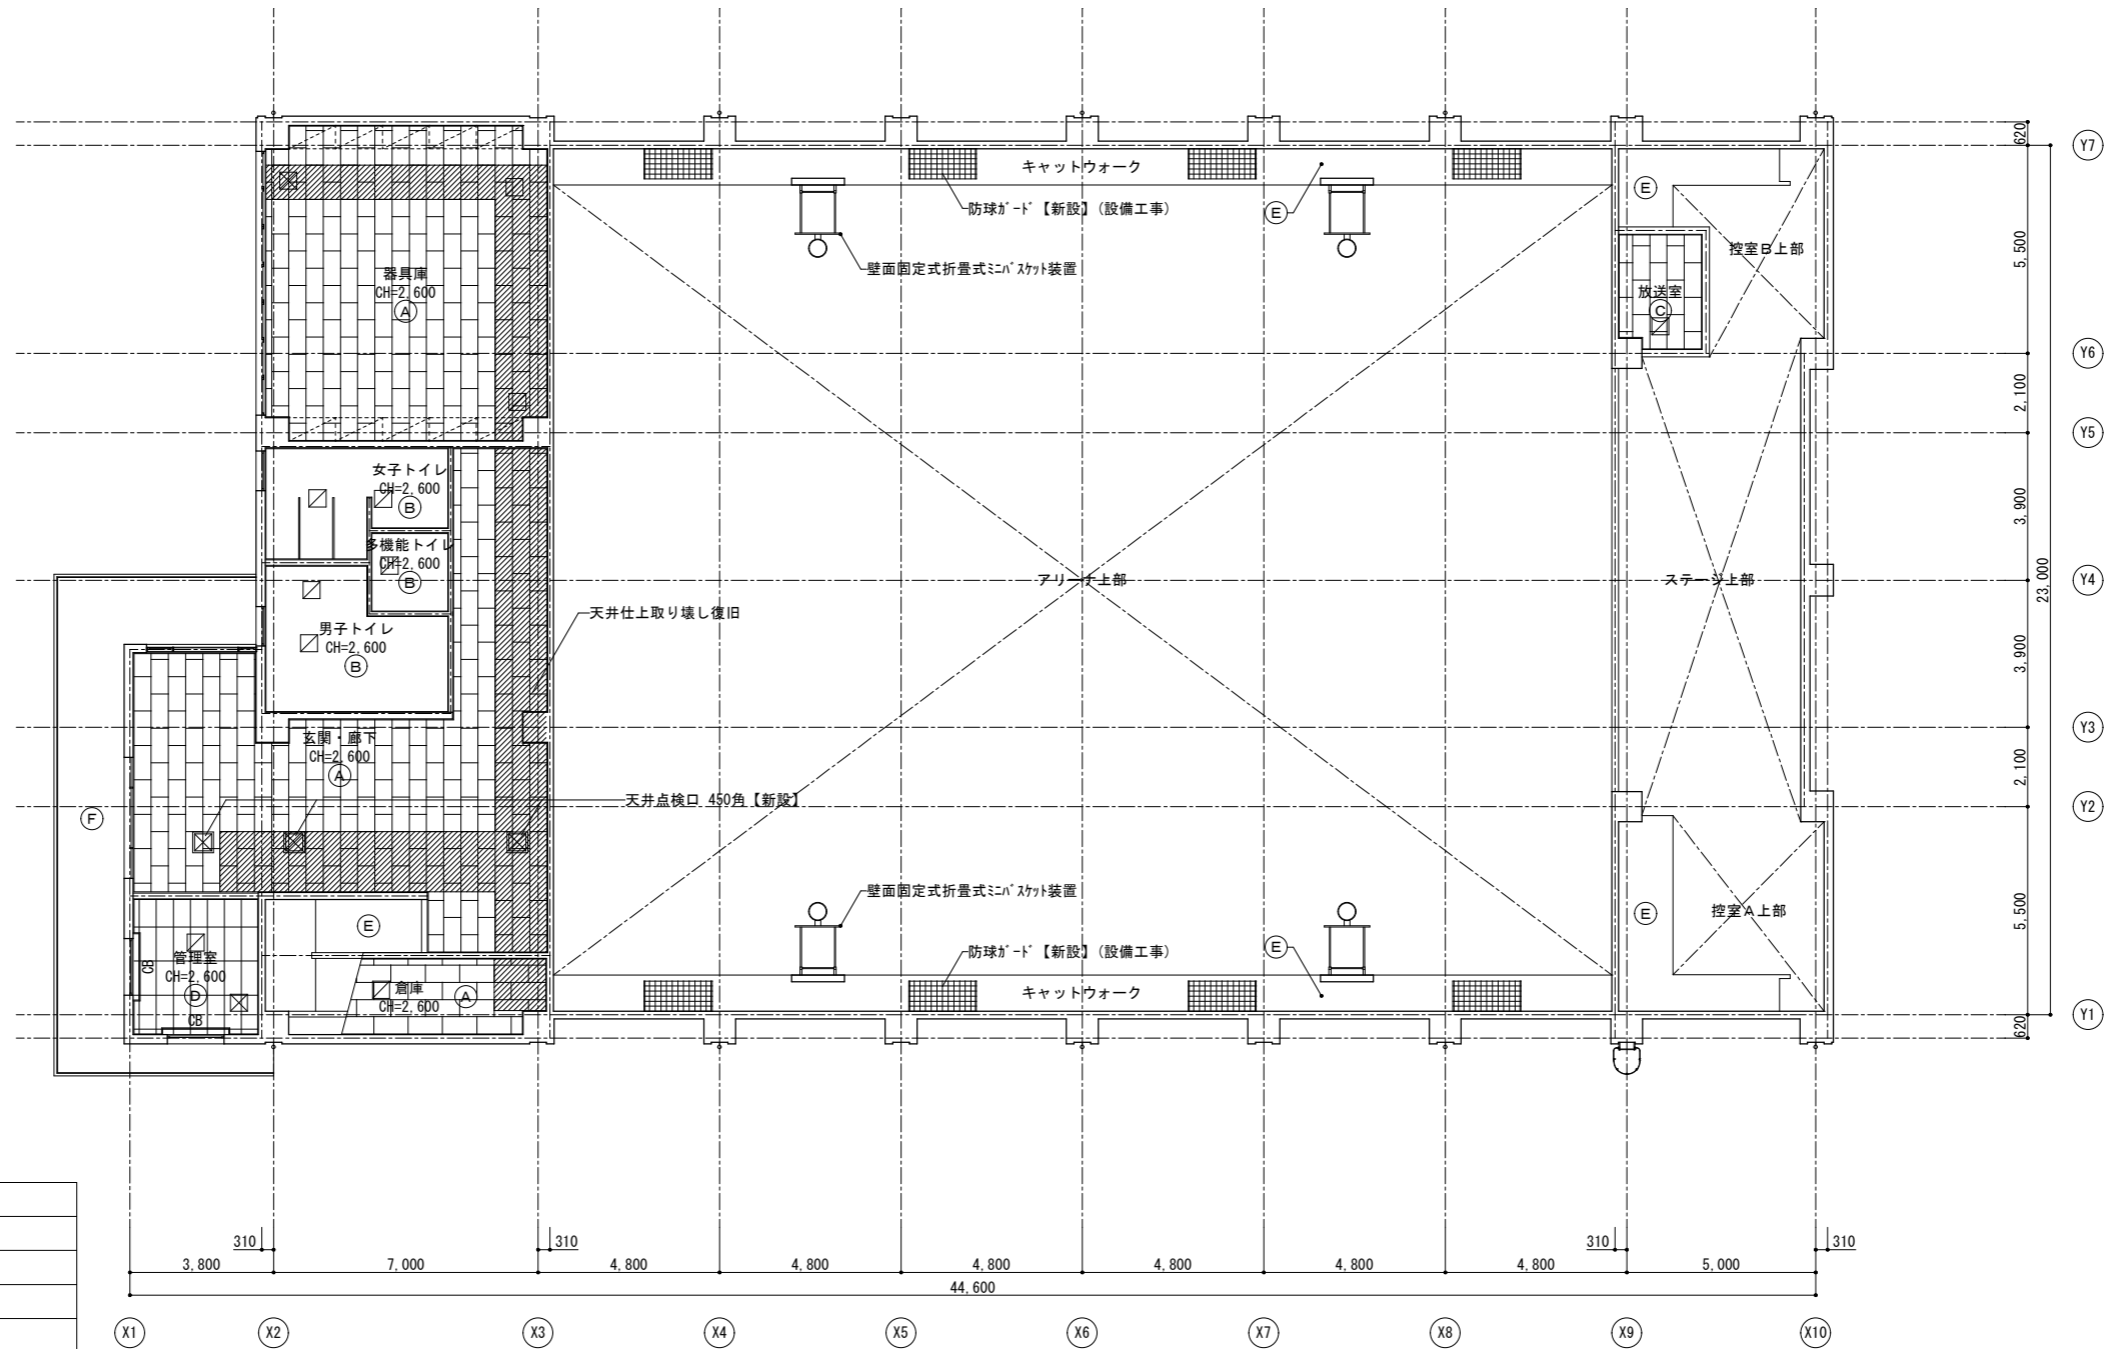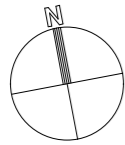

【小鹿野小中学校体育館】



天井仕上表【現況】⇒【改修後】	
(A)	LGS下地 化粧石膏ボード t=9.5【一部撤去・一部新設】
(B)	LGS下地 シーリング石膏ボード t=12.5 EP-G
(C)	LGS下地 ロックウール化粧吸音板 t=9【既存のまま】
(D)	LGS下地 化粧石膏吸音ボード t=9.5
(E)	コンクリート打放し素地(化粧型枠)【既存のまま】
(F)	コンクリート打放し(増打 t=20)補修の上、浸透性撥水材塗布【既存のまま】
☑	天井点検口 450角【既存のまま】
☑	天井点検口 450角【新設】(電気工事)
☑	換気扇 450角
斜線	仕上材改修範囲を示す(LGS下地はそのまま、廻縁を含む)

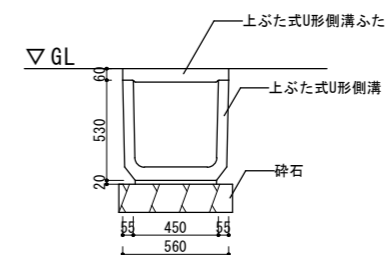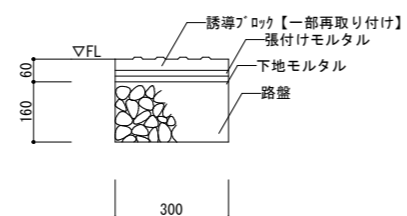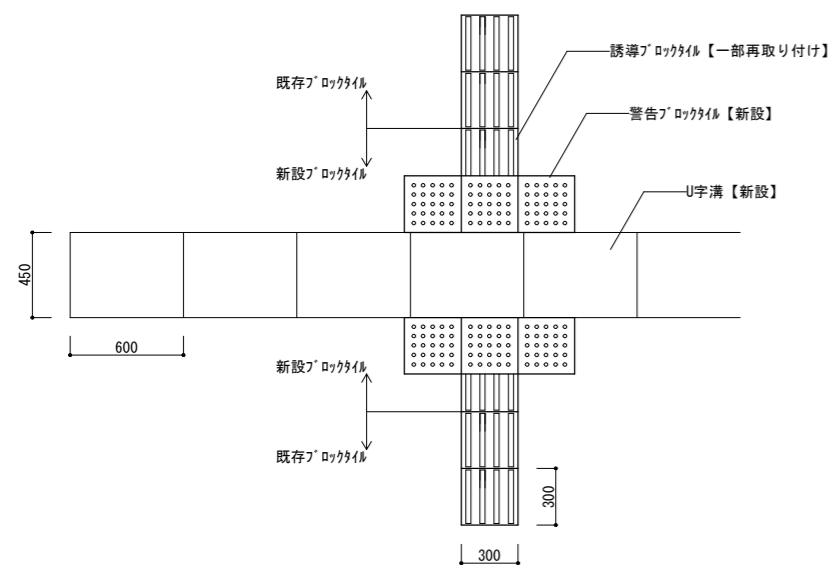1階天井伏図【現況】⇒【改修後】S=1/100



							【小鹿野小学校体育館】														
備 考								〔株〕新 日 本 設 計				所 長	設計本部長	設 計 担 当	設 計 年 度	工事名称			図面番号		
								一級建築士事務所登録（８）第１８６１号 一級建築士登録第１７１９５３号松崎 峰夫 埼玉県鶴ヶ島市御折町３丁目28番13号 TEL 049(285)1411（代）							令和7年度	小鹿野小中学校体育館空調設備工事		図面名称		縮尺	S=1/20 (A1) S=1/40 (A3)
								部分詳細図													
																A-14					