


配管詳細図

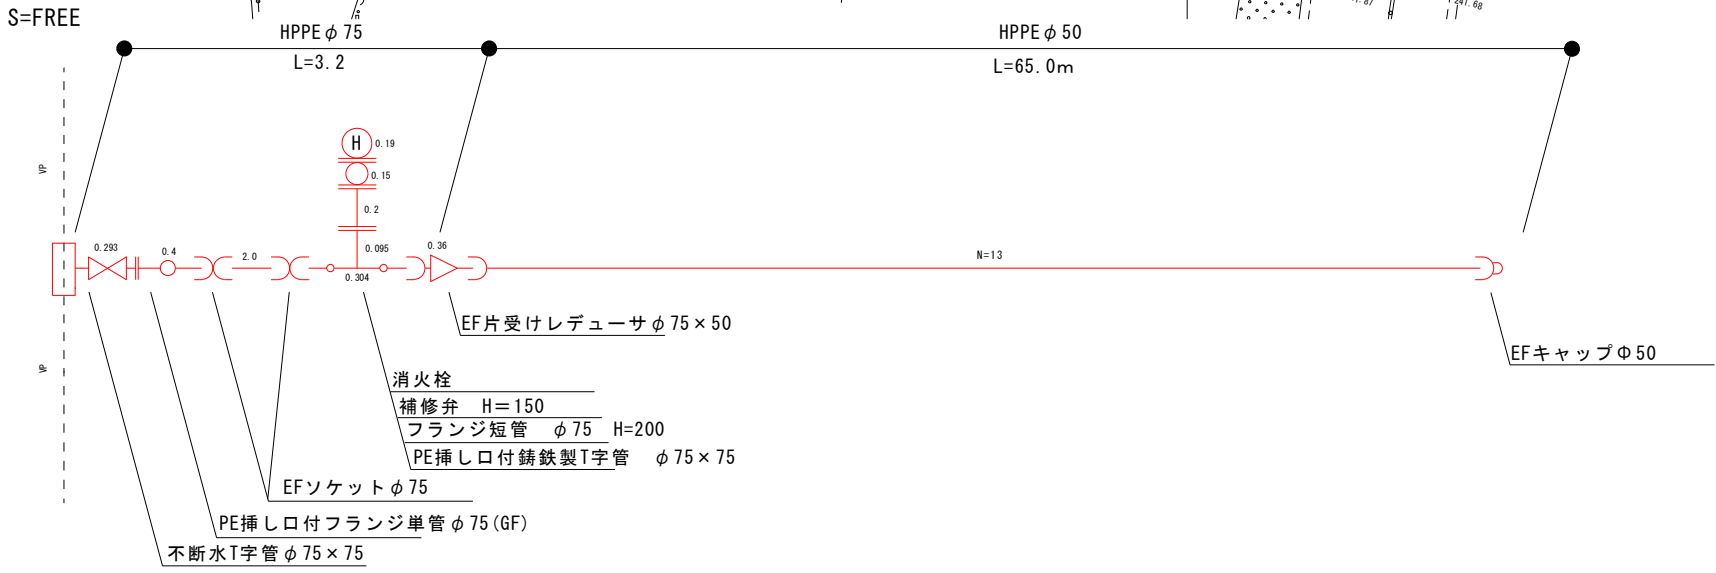


給水は標準図による。


工事名	令和8年度 長若住宅用地水道管布設工事		
路線名			
工事箇所	秩父郡小鹿野町般若地内		
図面名	平面図・詳細図		
縮尺	図示	図面番号	1
小 鹿 野 町 役 場			

給水装置標準図 縮尺 フリー



民地内接続（量水器迄）

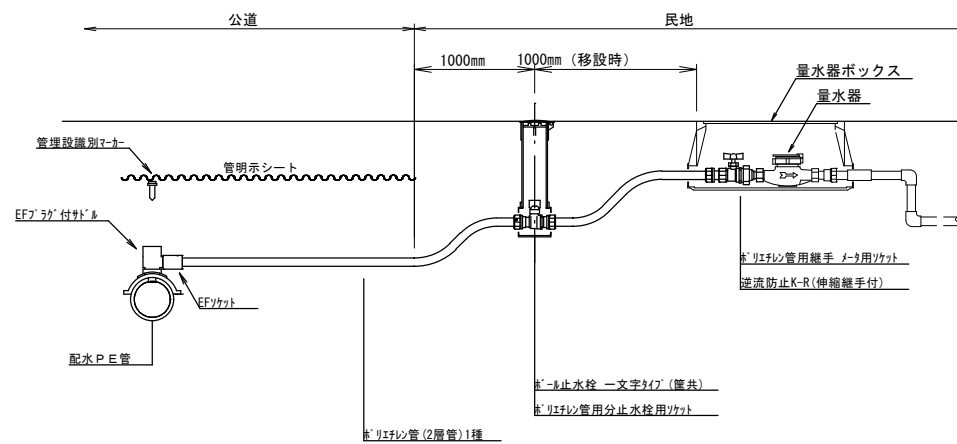

民地内接続（止水栓有り）

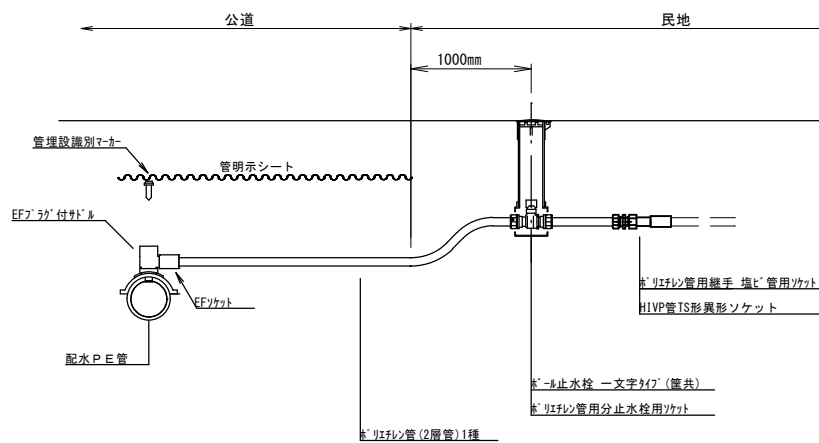

秩父広域市町村圏組合水道局型 消火栓鉄蓋図（耐スリップ模様）

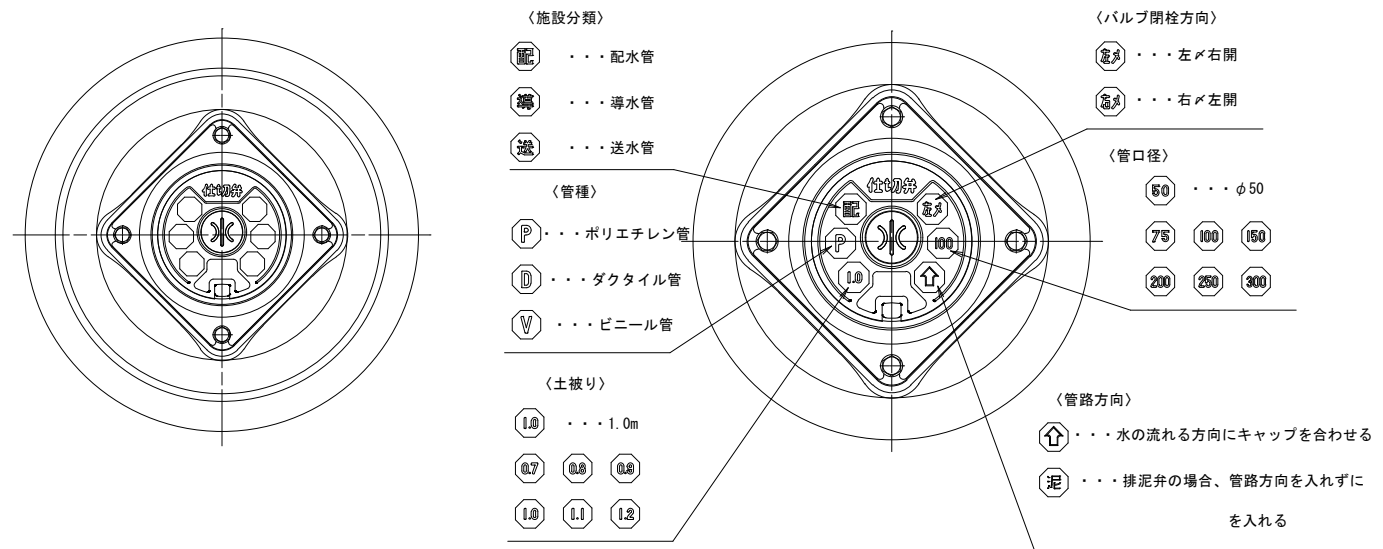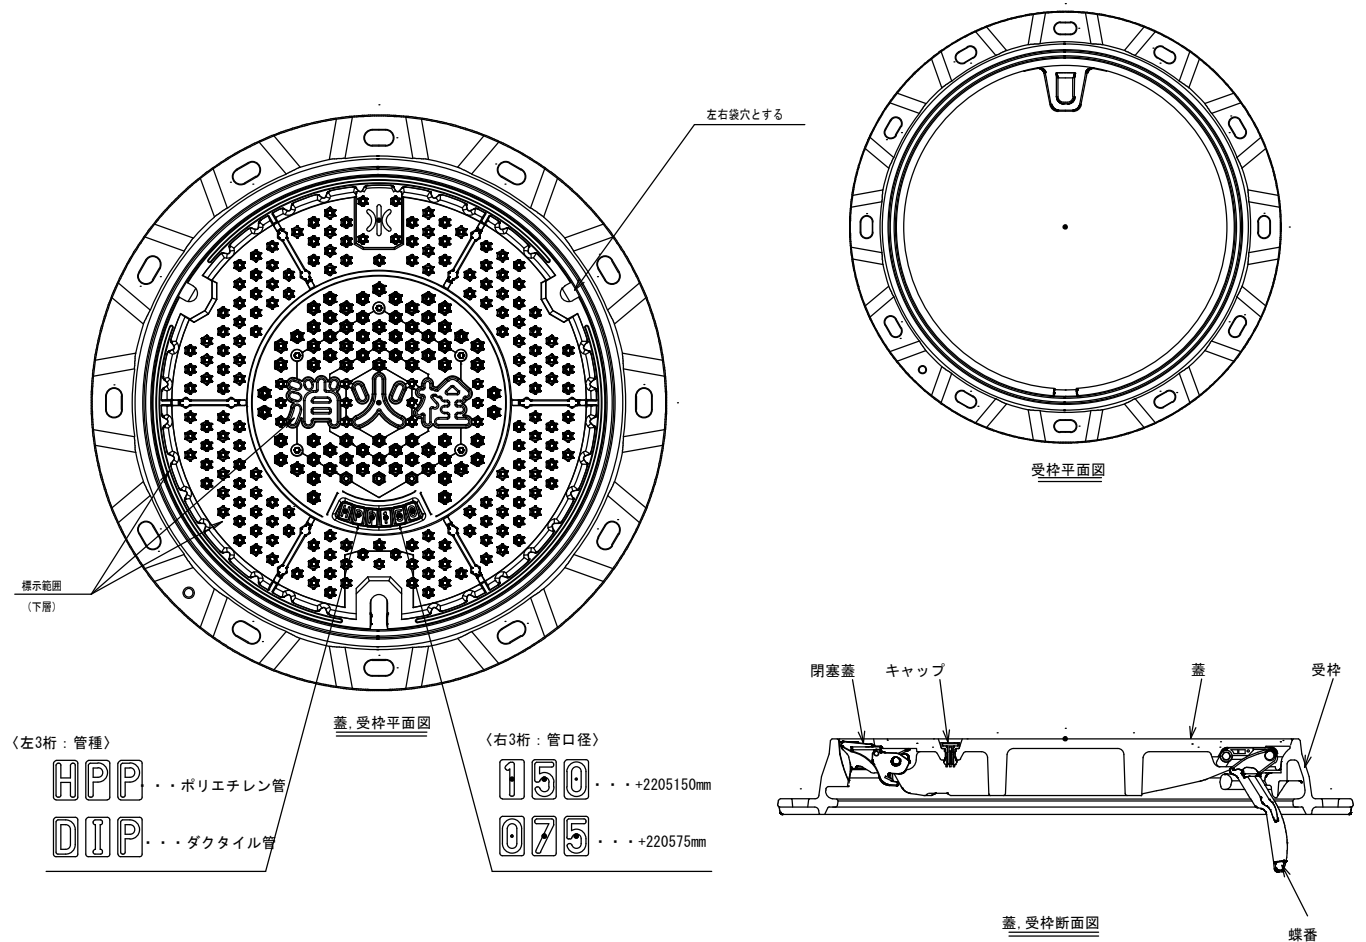


工事名	令和8年度 長若住宅用地水道本管工事		
路線名			
工事箇所	秩父郡小鹿野町般若地内		
図面名	給水装置標準図・鉄蓋標準図		
縮尺	フリー	図面番号	2
小鹿野町役場			


土工断面図 縮尺1/10

本管部

φ 75土工断面図

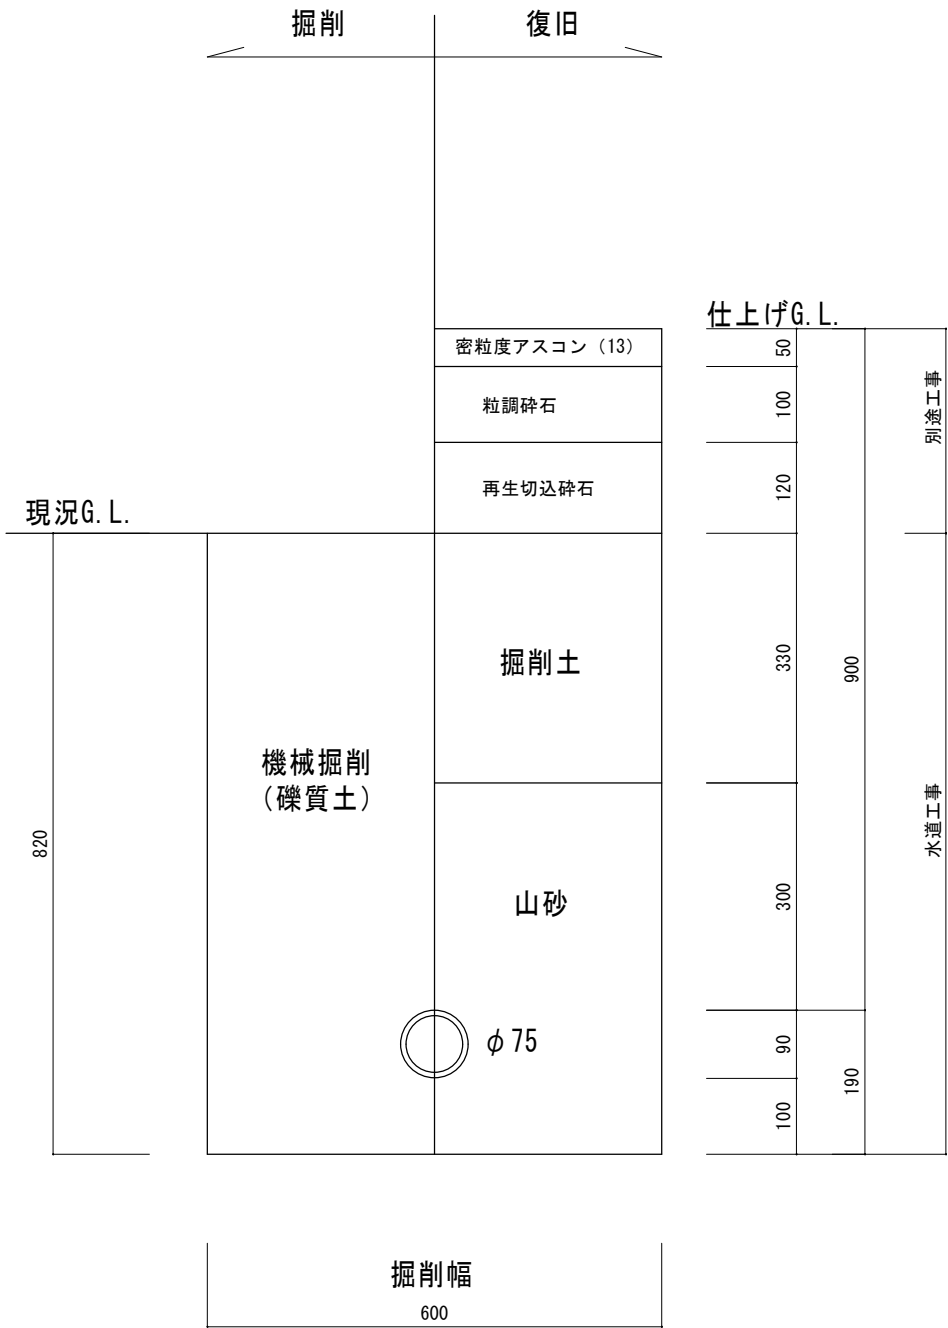

φ 50土工断面図

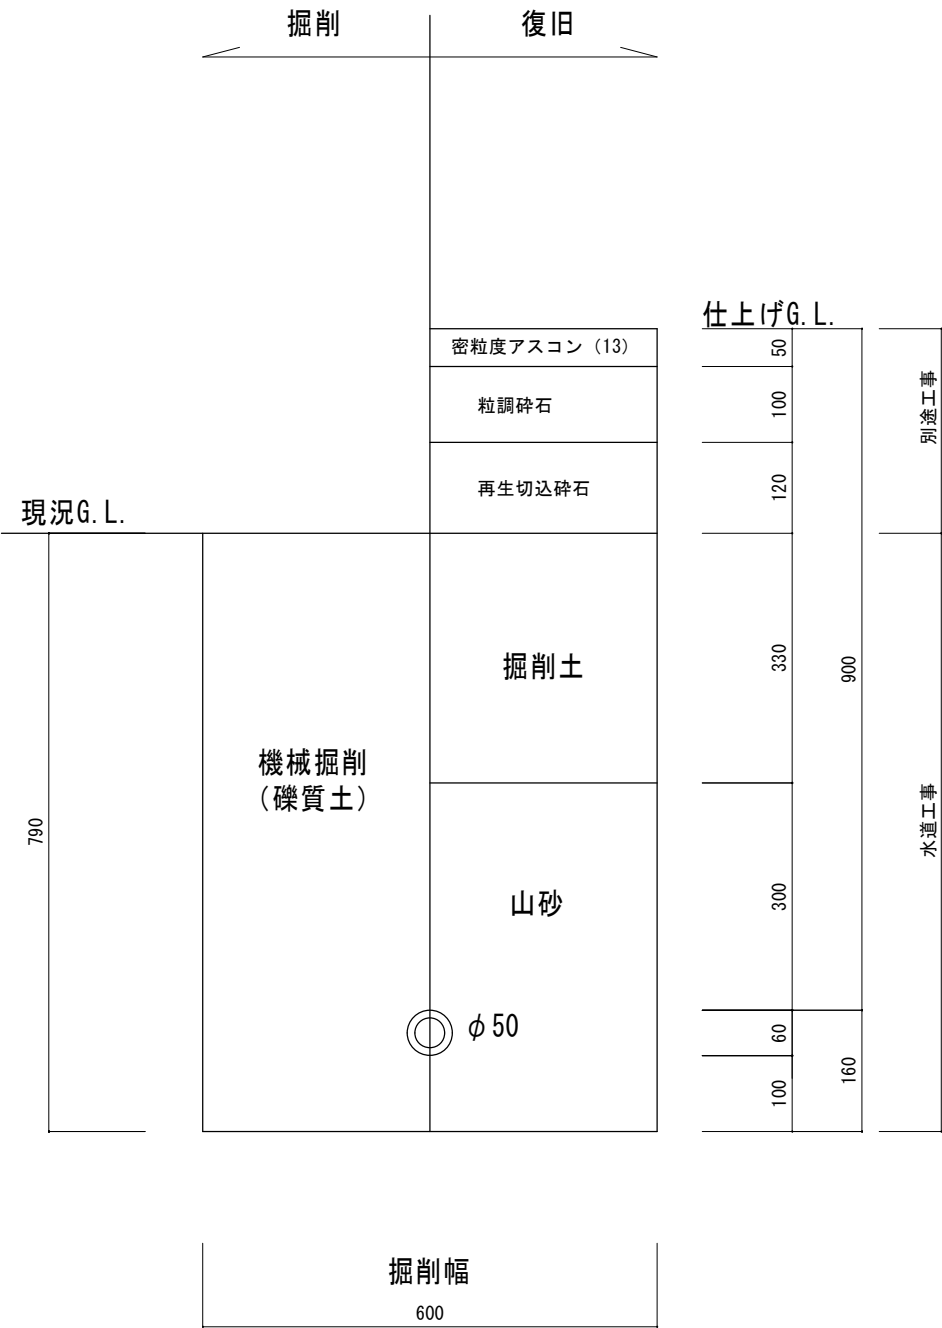

工事名	令和8年度 長若住宅用地水道管布設工事		
路線名			
工事箇所	秩父郡小鹿野町般若地内		
図面名	土工断面図		
縮 尺	図 示	図面番号	3
小 鹿 野 町 役 場			