
 
 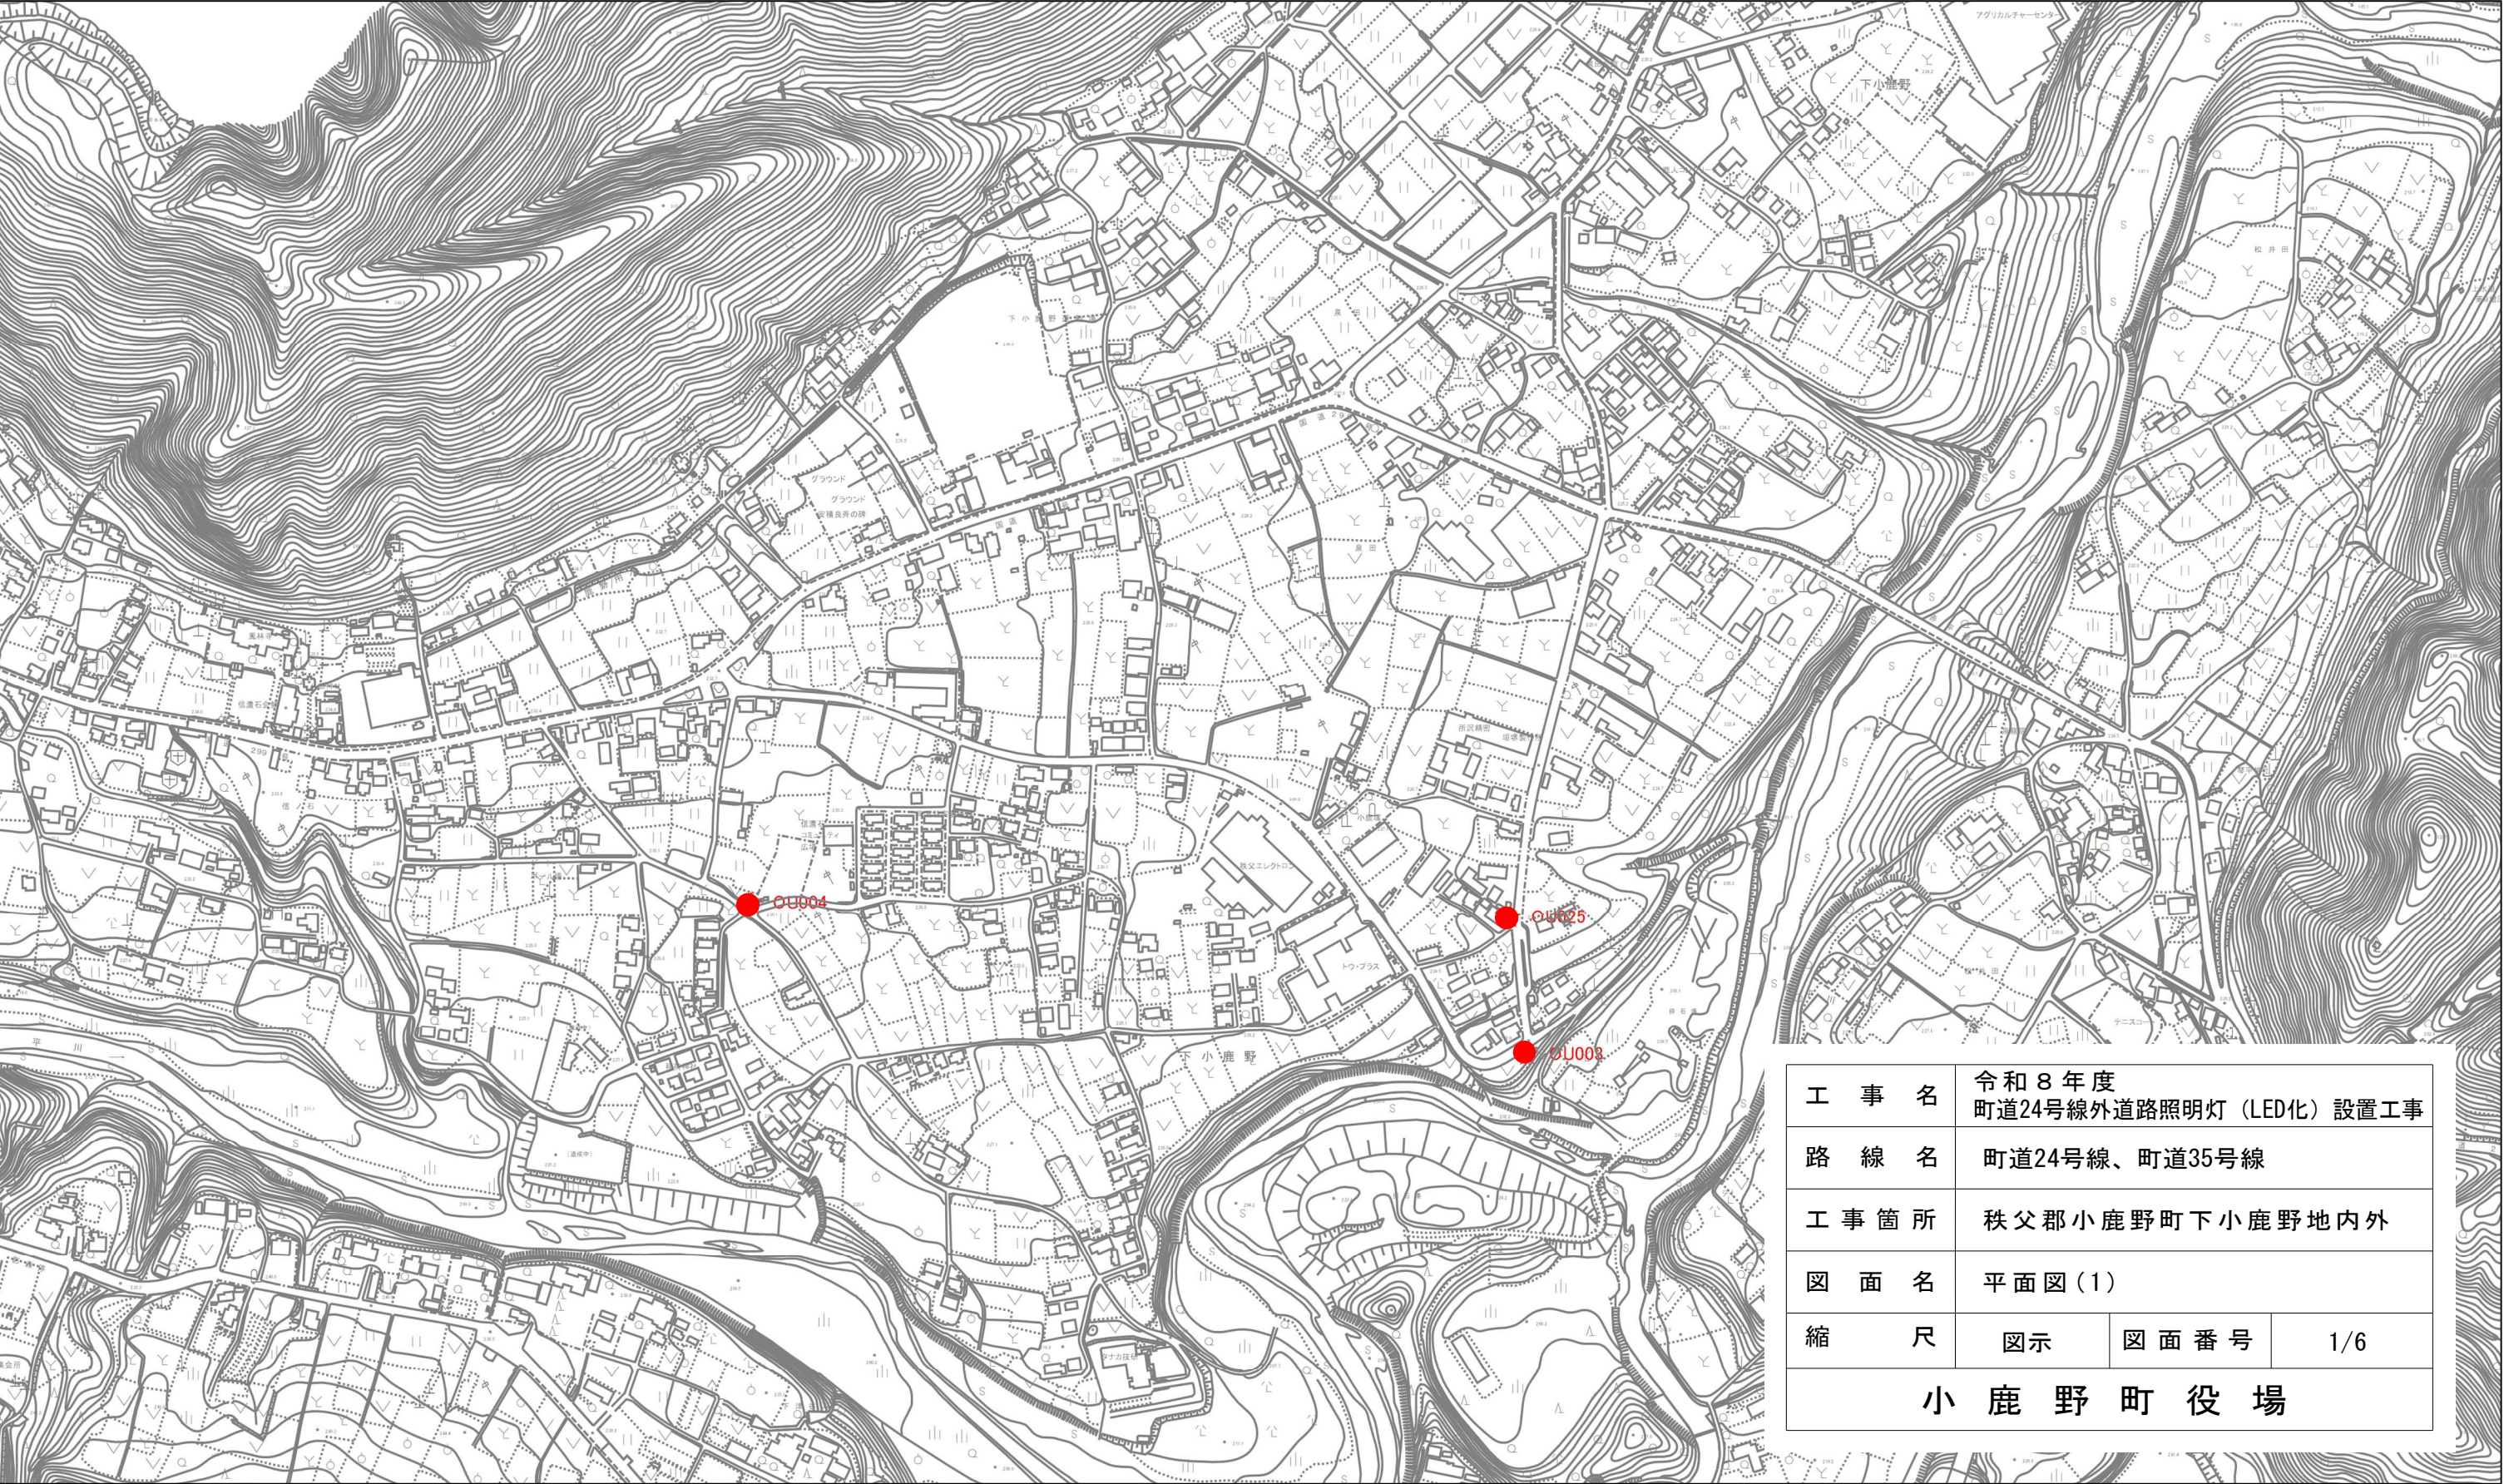


平面図





工 事 名	令和 8 年度 町道24号線外道路照明灯（LED化）設置工事		
路 線 名	町道24号線、町道35号線		
工 事 箇 所	秩父郡小鹿野町下小鹿野地内外		
図 面 名	平面図（1）		
縮 尺	図示	図面番号	1/6
小 鹿 野 町 役 場			

● R8LED化予定箇所 ● LED化済箇所 ● LED化未実施箇所




 平面図

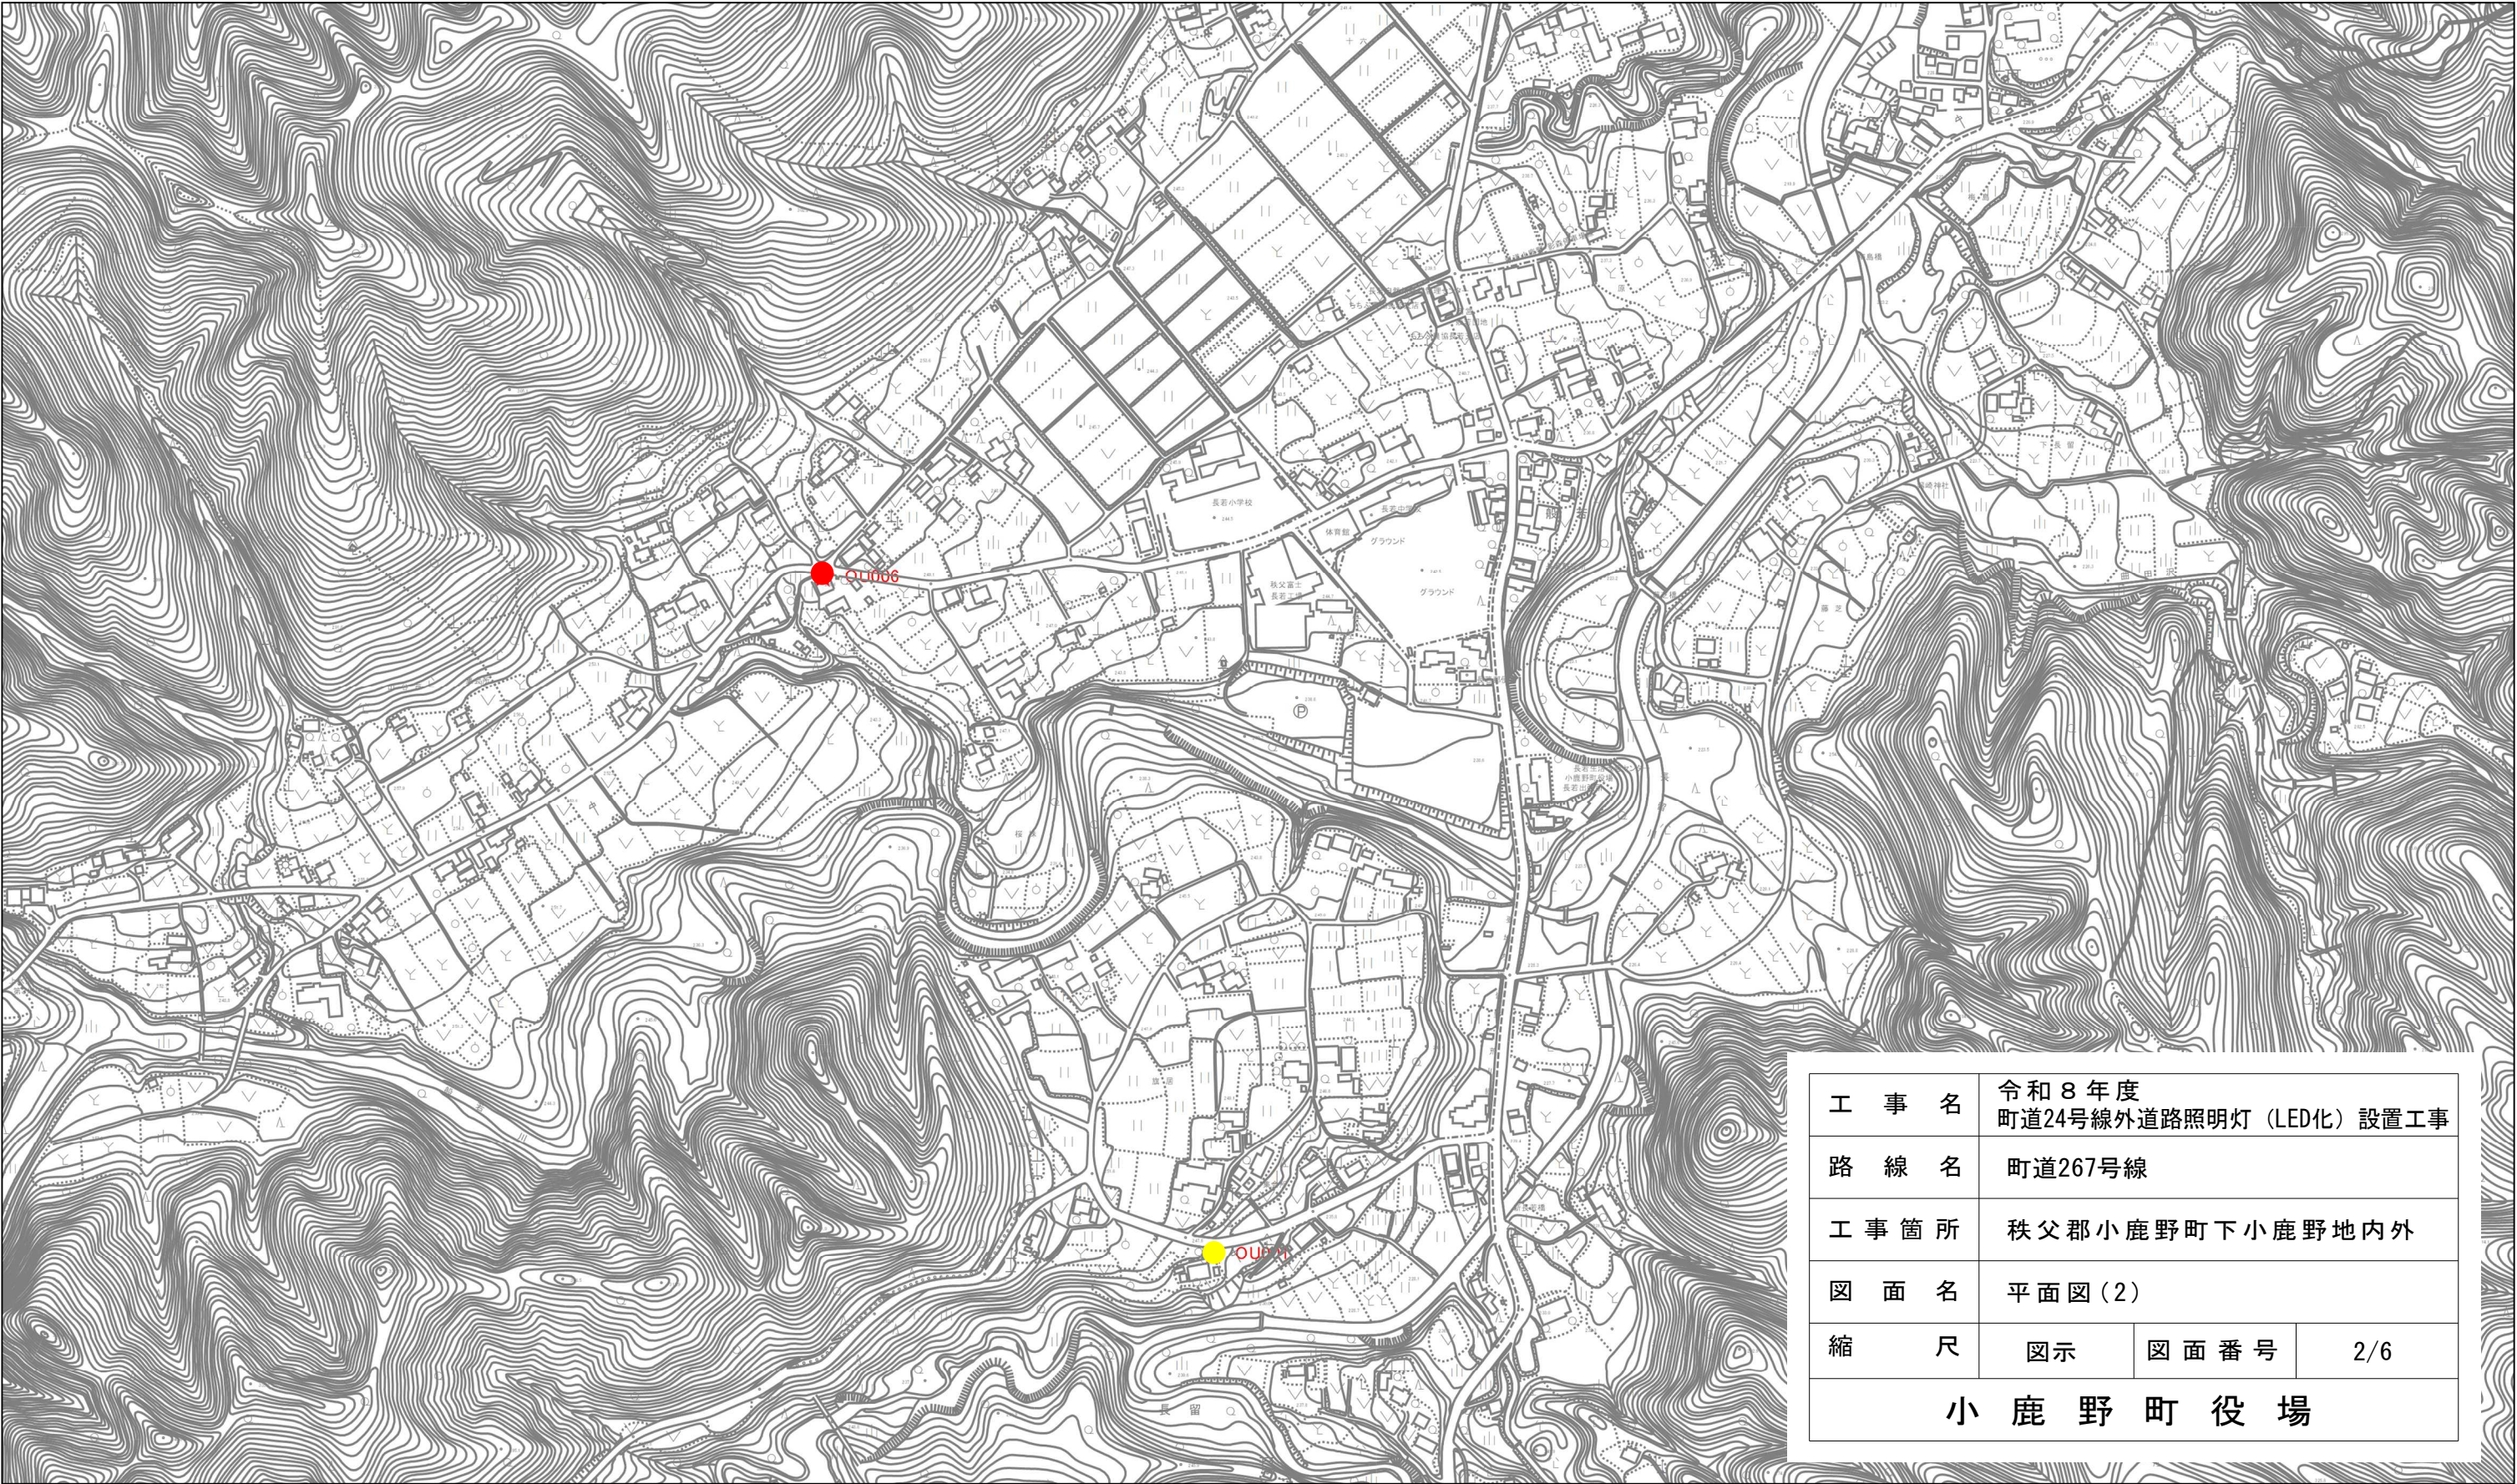



工 事 名	令和 8 年度 町道24号線外道路照明灯（LED化）設置工事		
路 線 名	町道267号線		
工 事 箇 所	秩父郡小鹿野町下小鹿野地内外		
図 面 名	平面図（2）		
縮 尺	図示	図面番号	2/6
小 鹿 野 町 役 場			

 ● R8LED化予定箇所 ● LED化済箇所 ● LED化未実施箇所





平 面 図

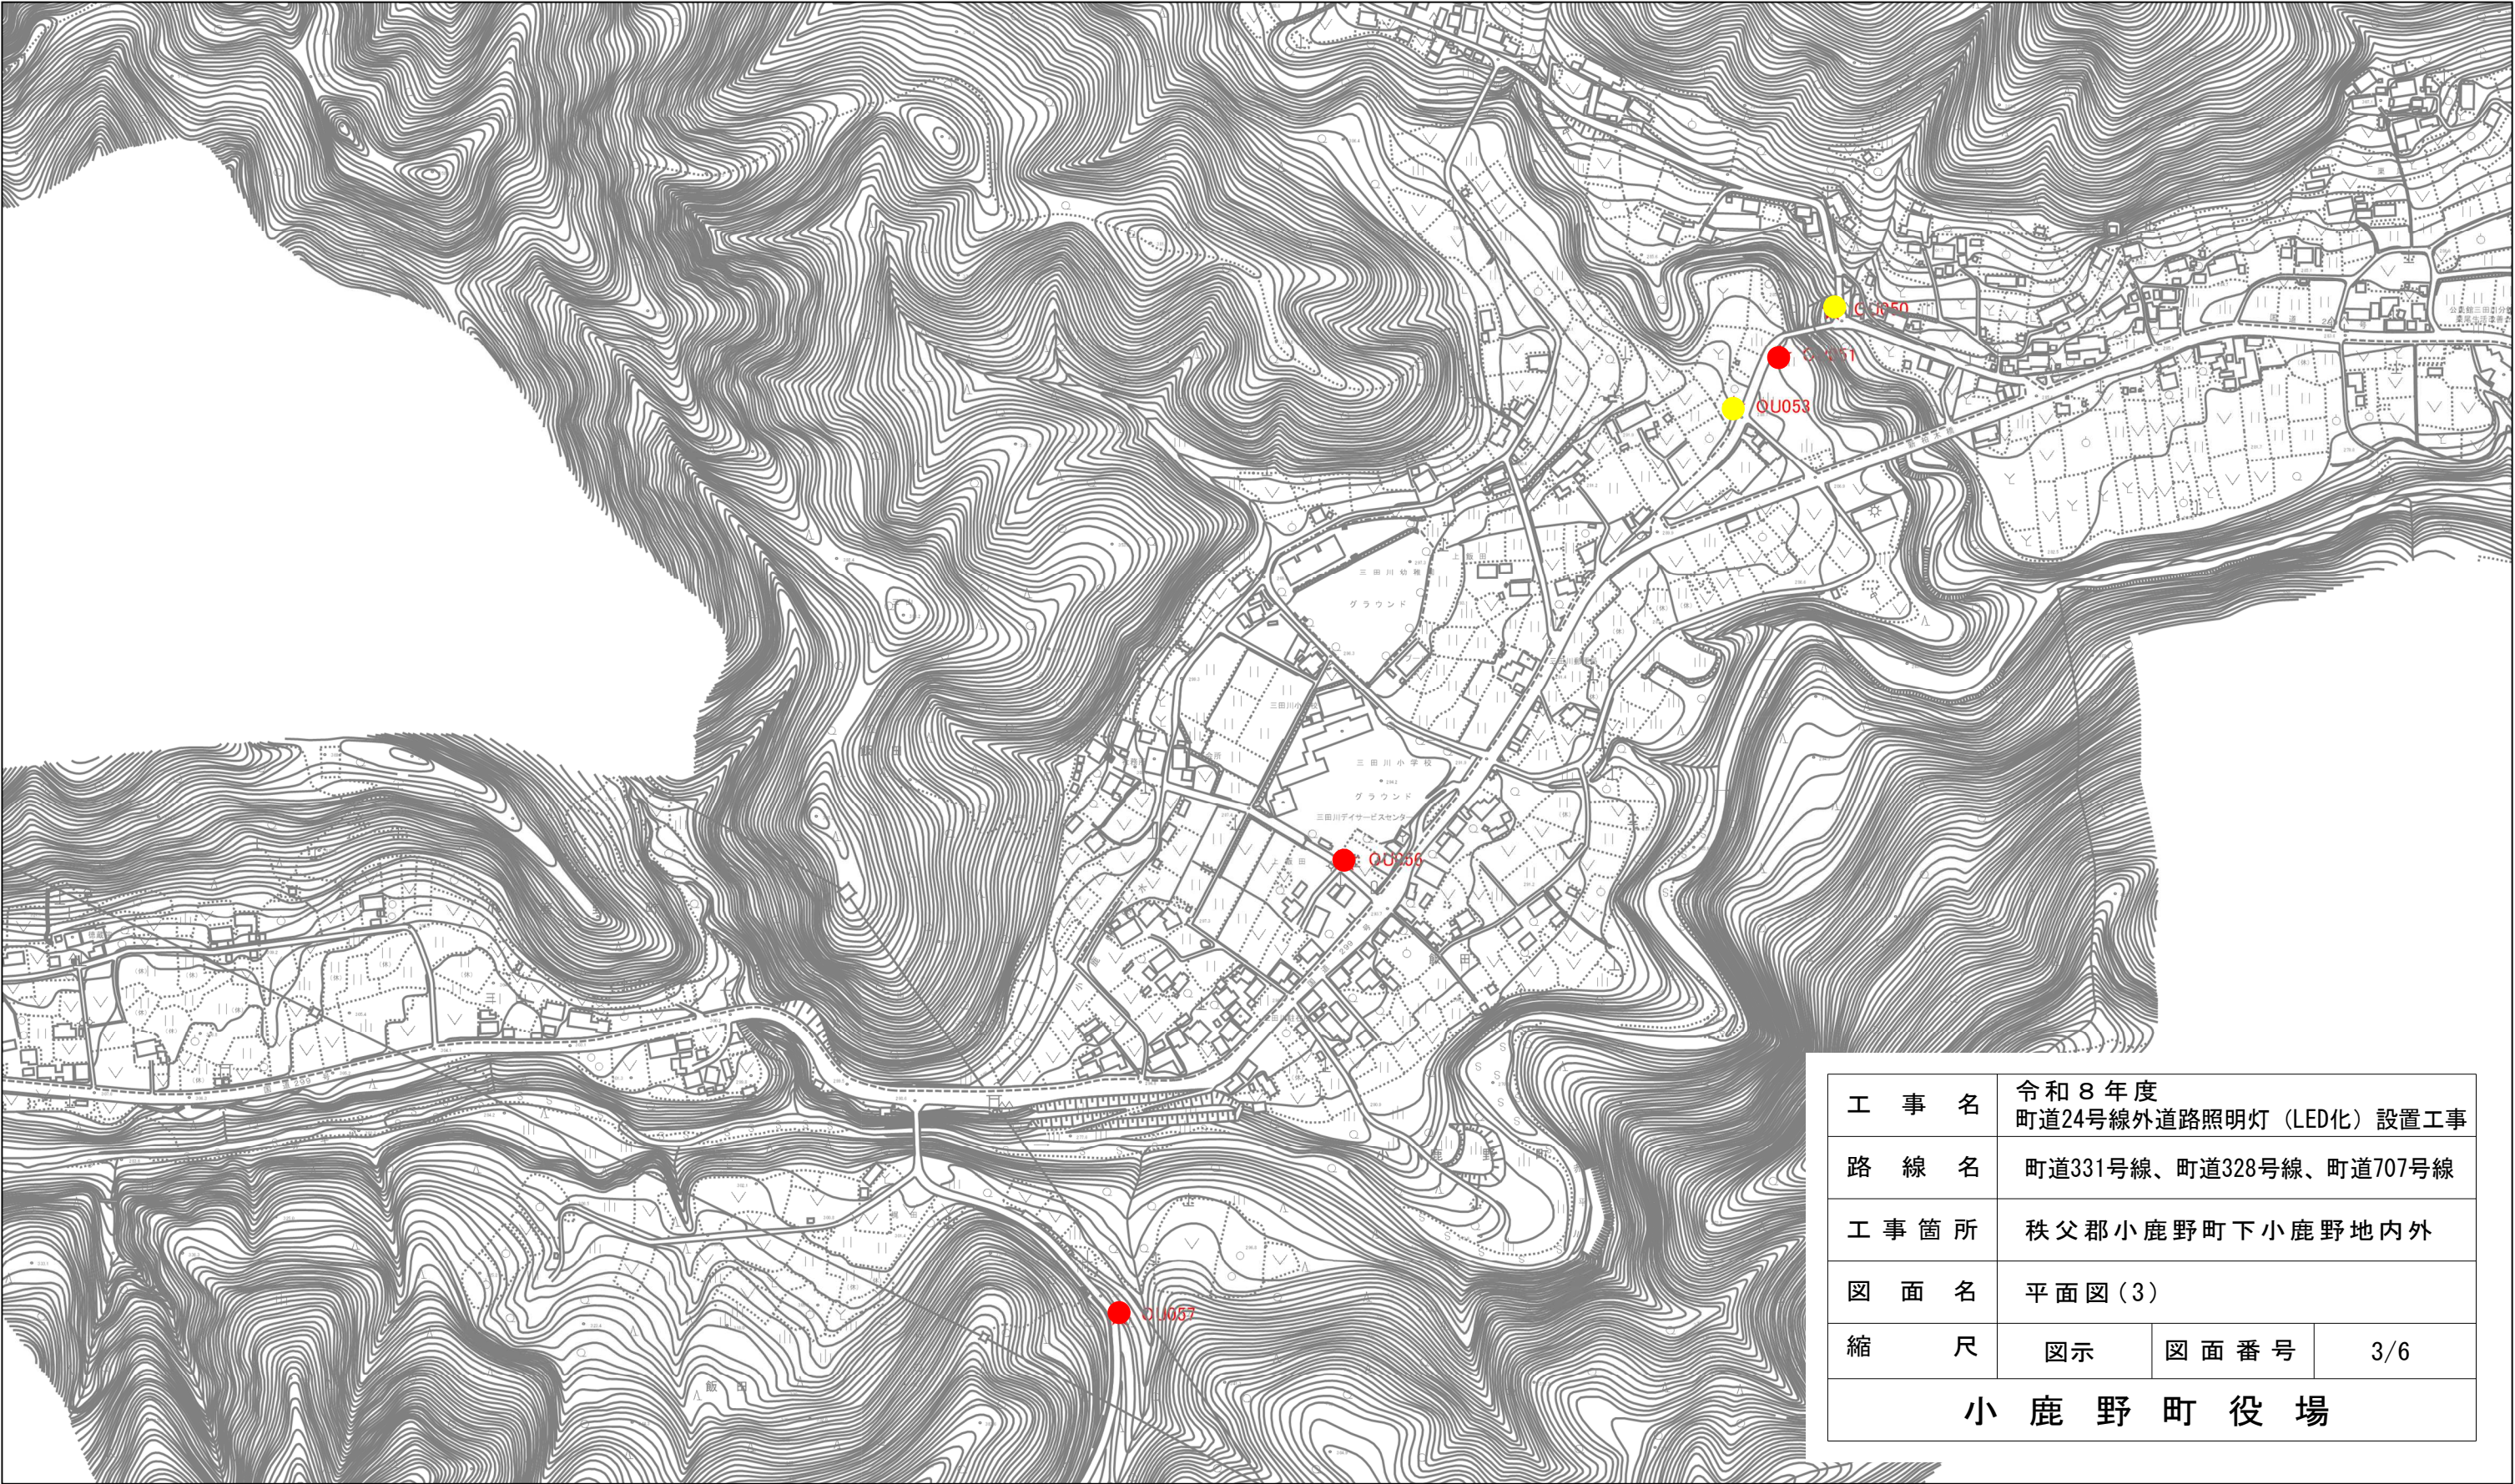 

● R8LED化予定箇所 ● LED化済箇所 ● LED化未実施箇所


縮尺 1 : 5000
100 50 0 100 200

 平 面 図

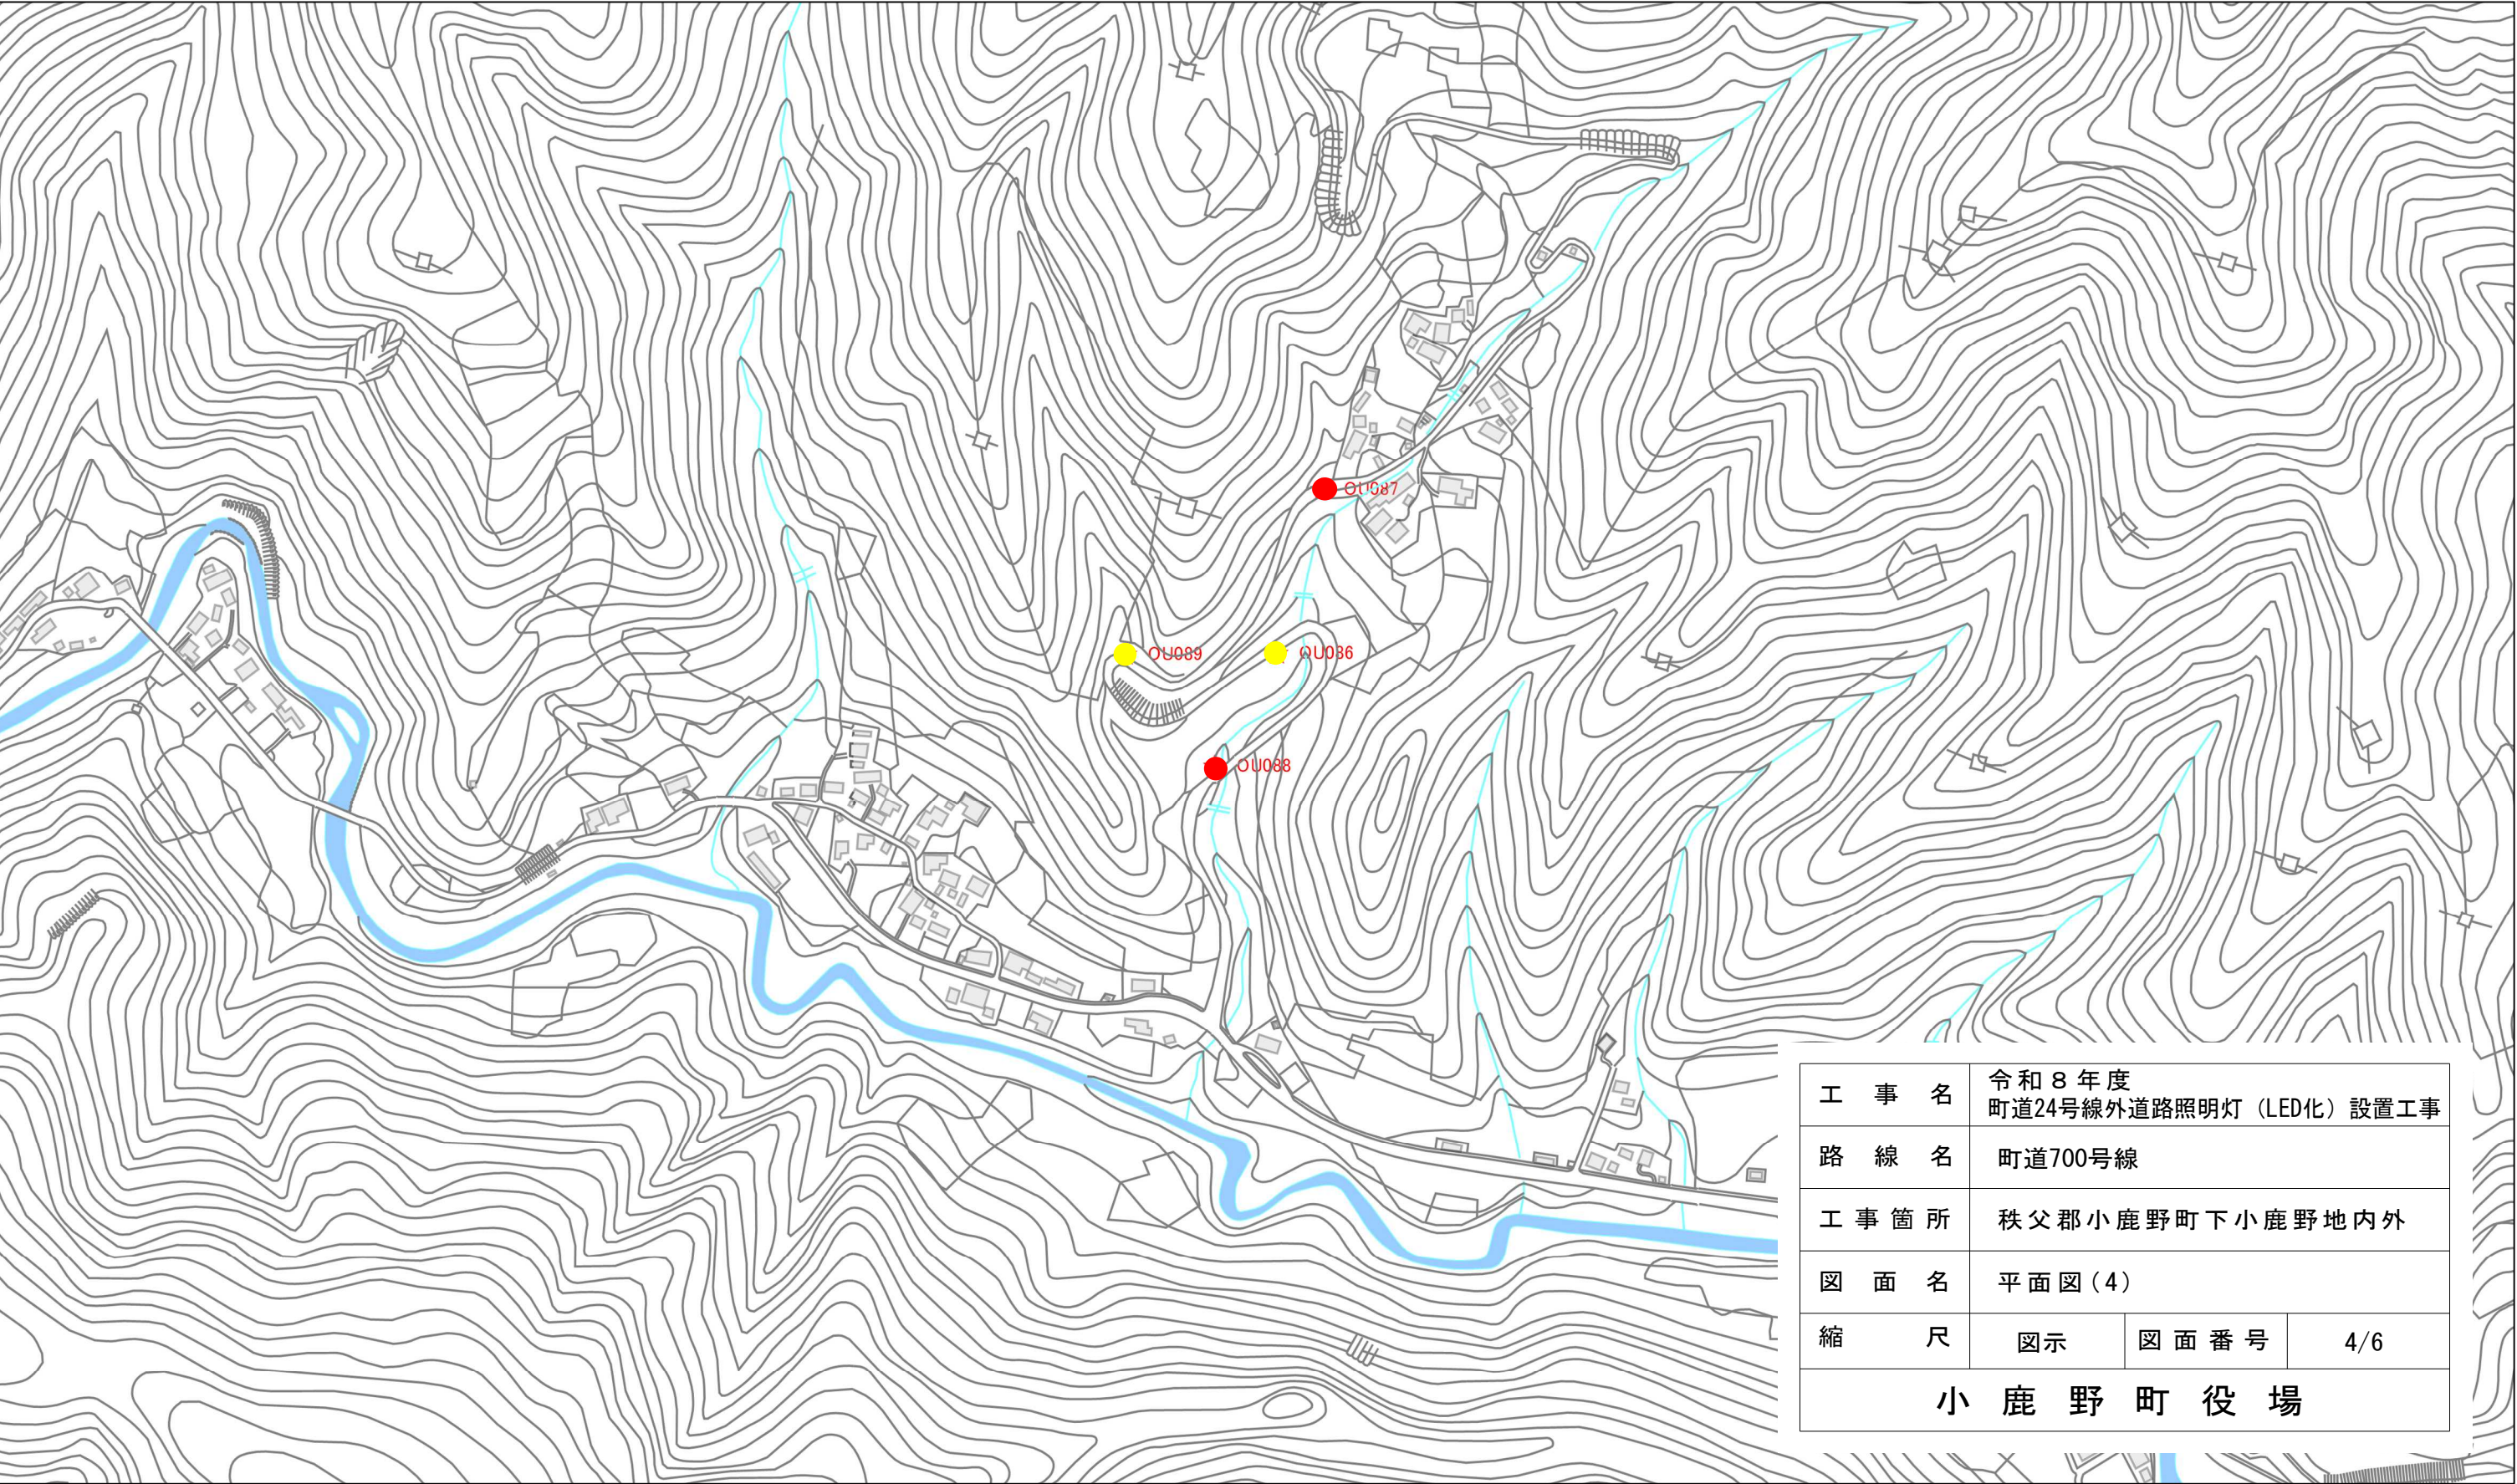



工 事 名	令和 8 年度 町道24号線外道路照明灯（LED化）設置工事		
路 線 名	町道700号線		
工 事 箇 所	秩父郡小鹿野町下小鹿野地内外		
図 面 名	平面図（4）		
縮 尺	図示	図面番号	4/6
小 鹿 野 町 役 場			

 ● R8LED化予定箇所 ● LED化済箇所 ● LED化未実施箇所





平 面 図

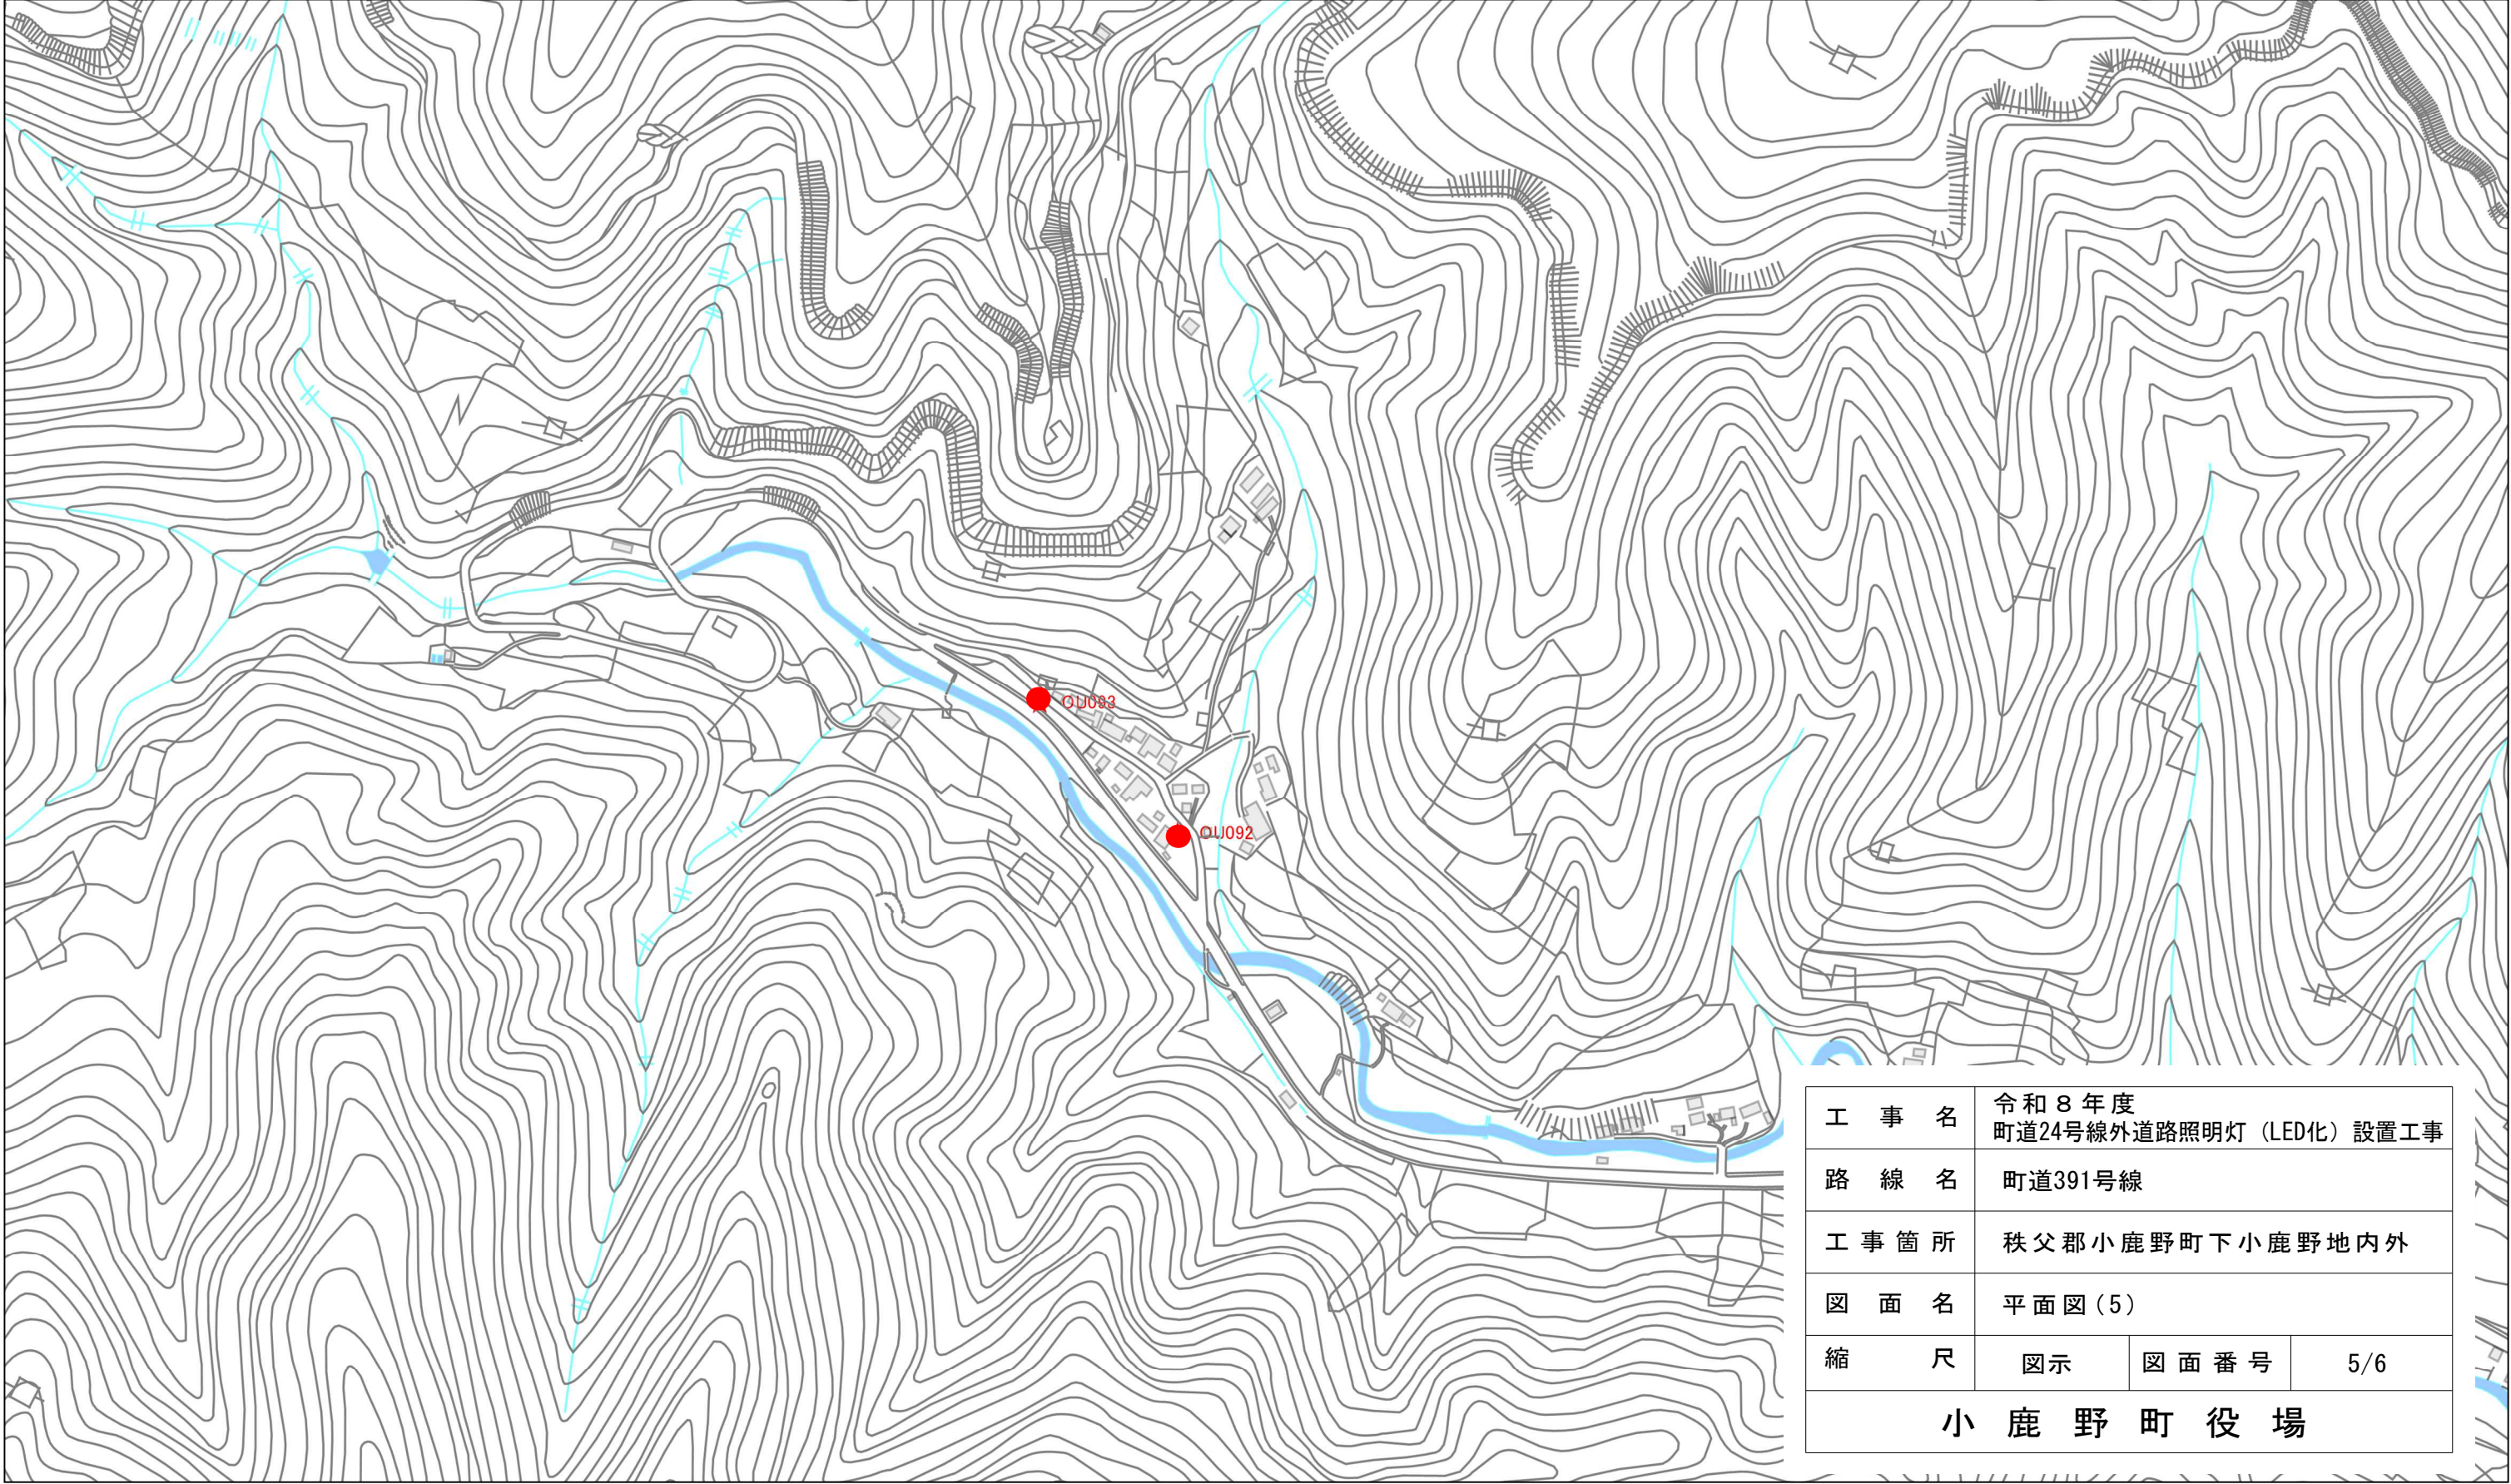 

● R8LED化予定箇所 ● LED化済箇所 ● LED化未実施箇所

 縮尺 1 : 5000
100 50 0 100 200

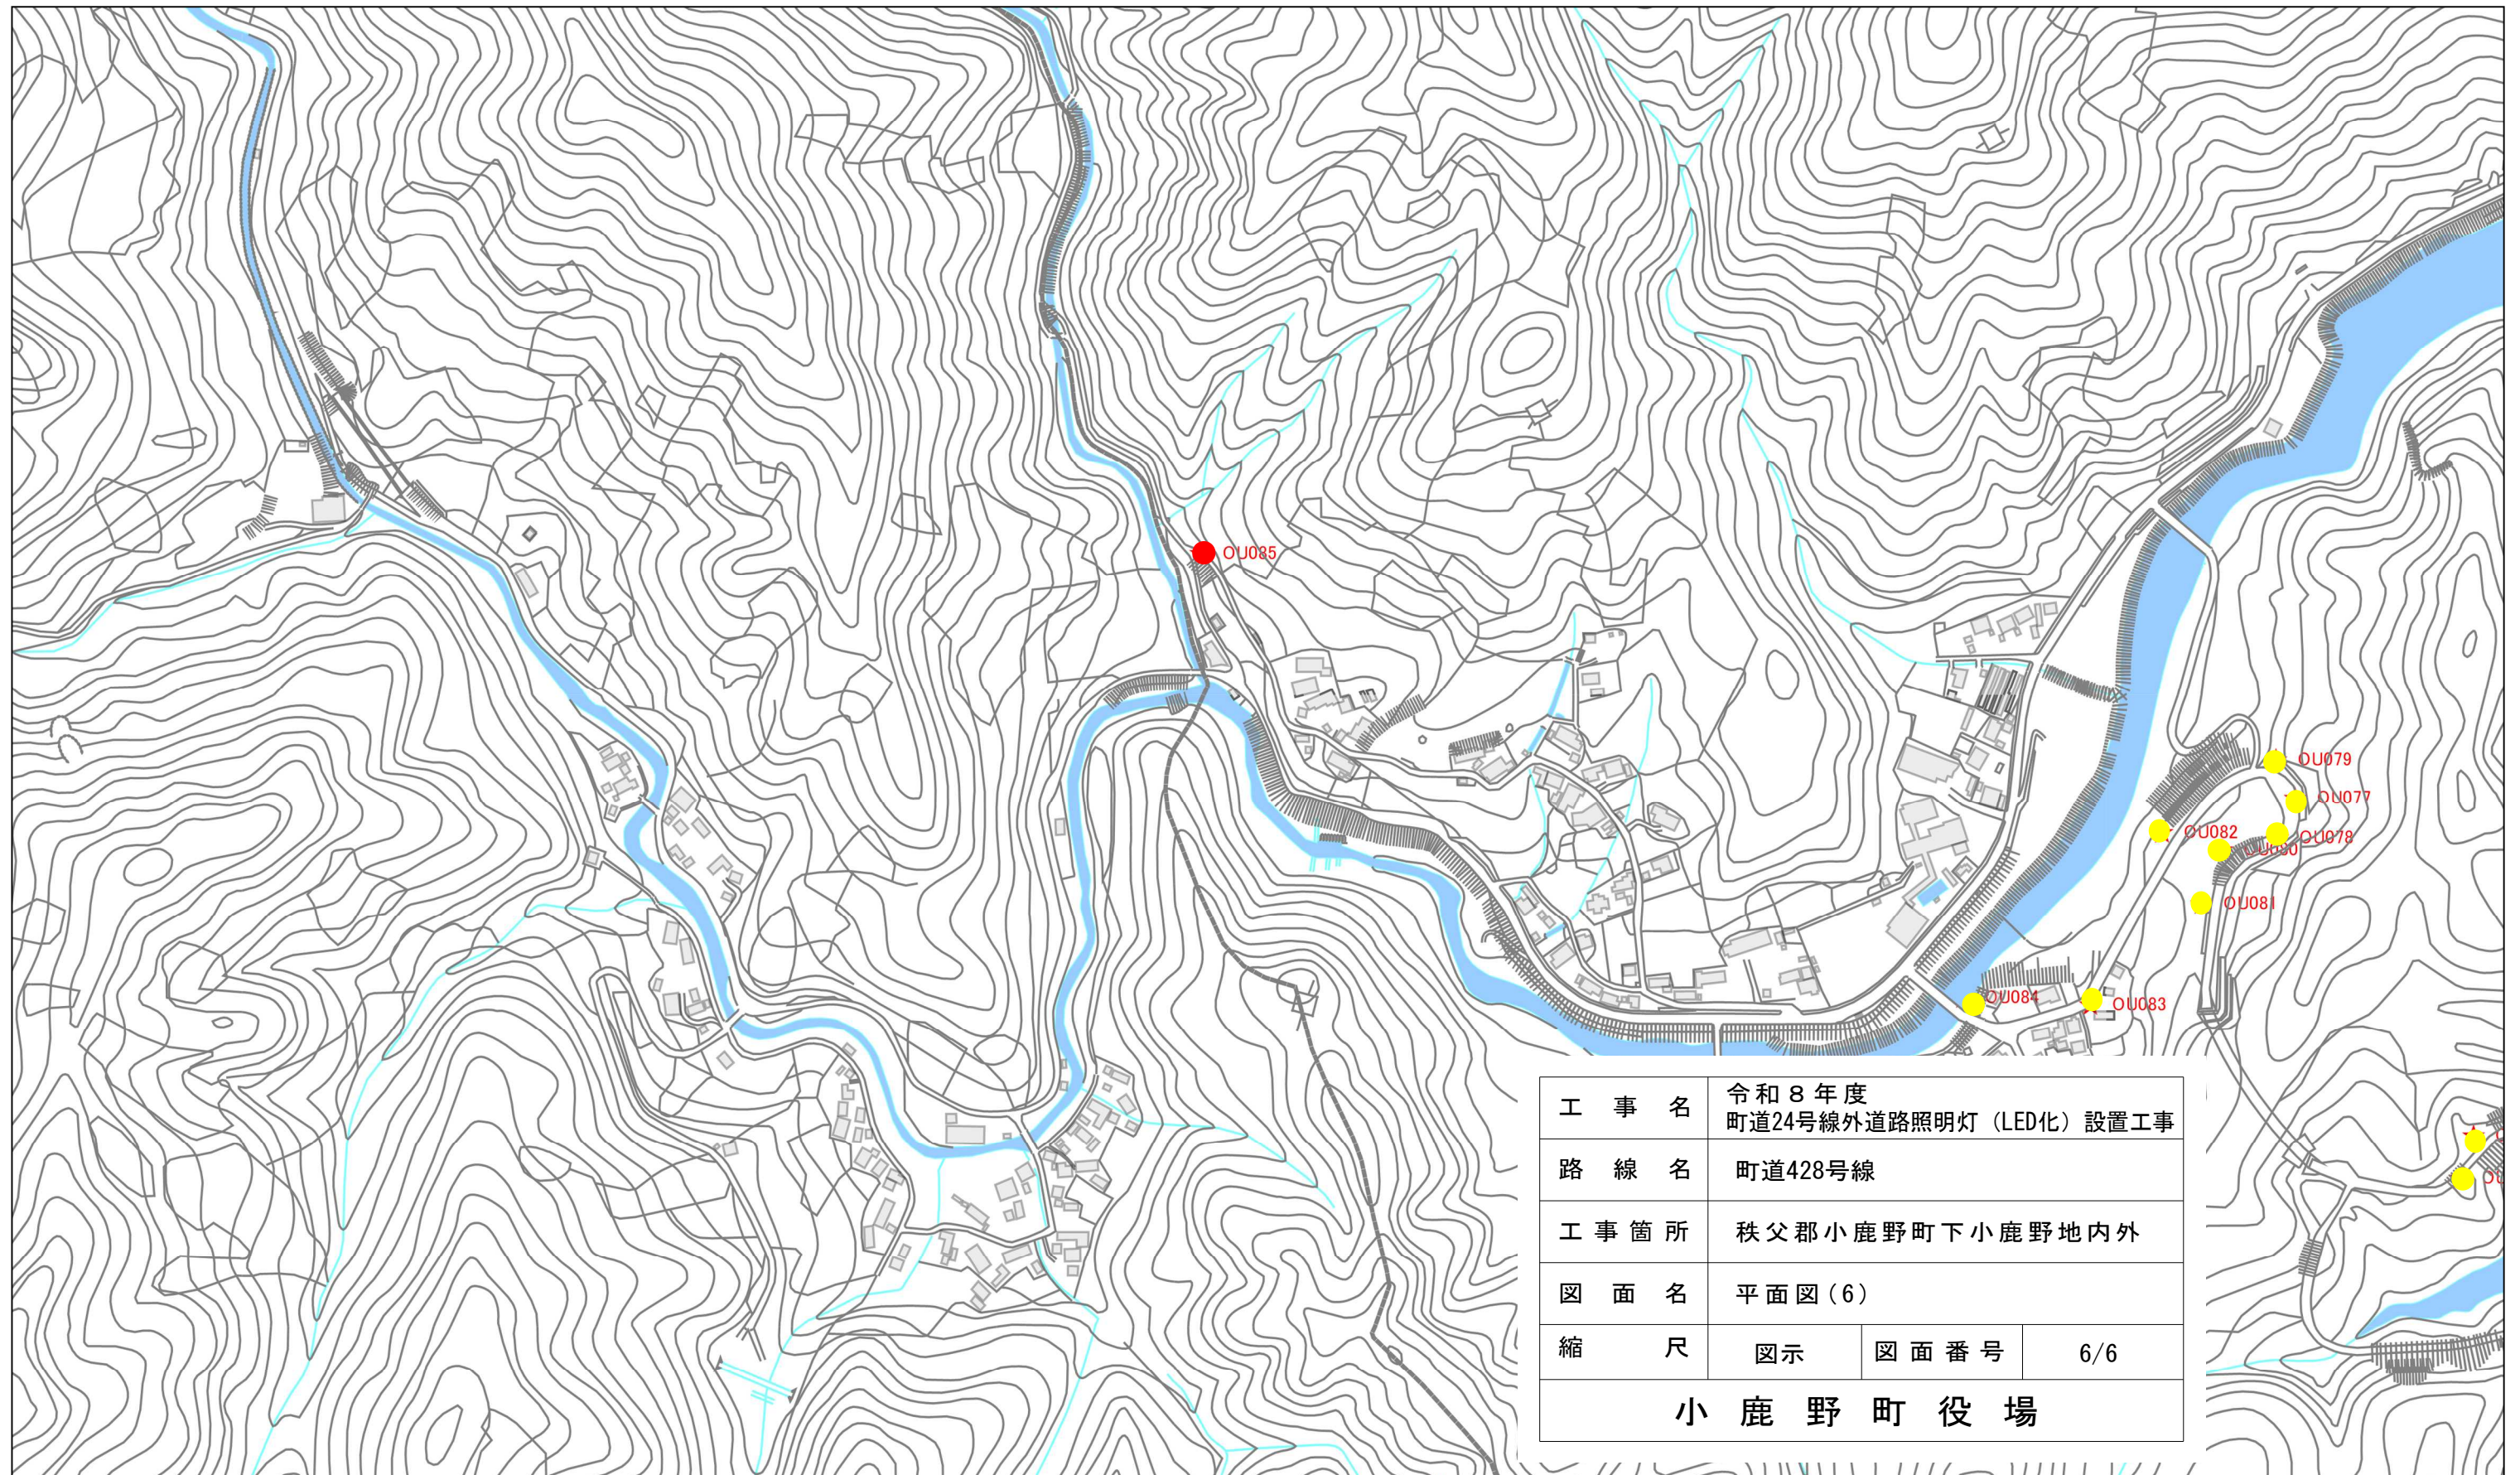

工 事 名	令和 8 年度 町道24号線外道路照明灯（LED化）設置工事		
路 線 名	町道428号線		
工 事 箇 所	秩父郡小鹿野町下小鹿野地内外		
図 面 名	平面図（6）		
縮 尺	図 示	図 面 番 号	6/6
小 鹿 野 町 役 場			

● R8LED化予定箇所 ● LED化済箇所 ● LED化未実施箇所

縮尺 1 : 5000
100 50 0 100 200